



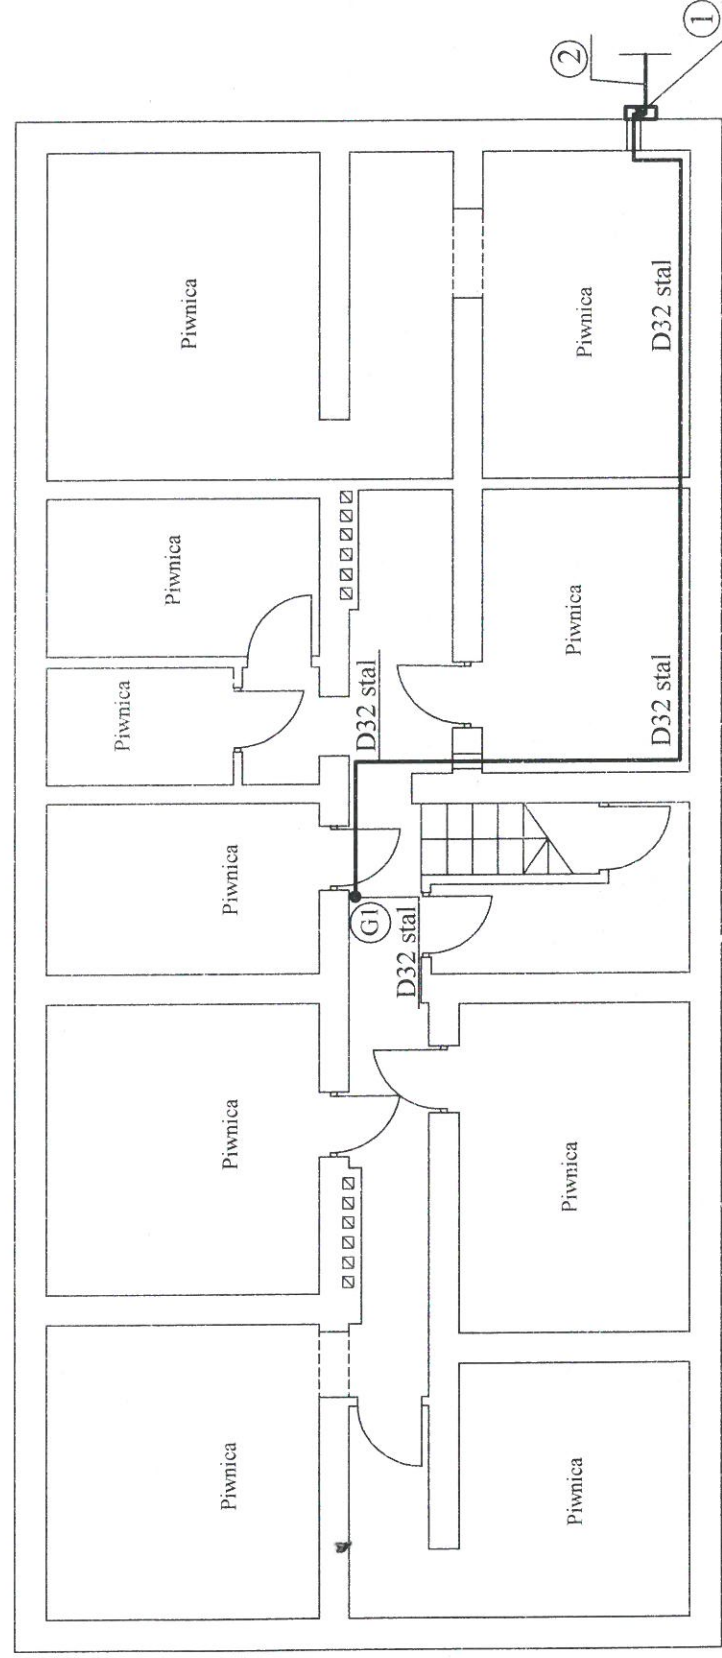

LEGENDA:

- G1 Projektowany pion gazowy
- 1 Istniejący główny zawór gazu dn 32 ze skrzynką gazową
- 2 Istn. przyłącze gazu
- Projektowana instalacja gazowa

"P.P.I.S. INSTAL - PROJEKT"			
ul. Stawowa 8/9, Katowice, filia ul. Armii Krajowej 80/1 Chorzów.			
Inwestor: Śląsko-Dąbrowska Spółka Mieszkaniowa Sp. z o.o. ul. Gliwicka 204 Katowice			
Temat : P.B. instalacji gazowej - wentylacji grawitacyjnej, c.o. dla budynku mieszkalnego Al. Spacerowa 13 Mysłowice Rzut Piwnic			
Projektował	mgr inż. Jan Włócek		
Sprawdził	inż. Dariusz Włócek		
10.2023	skala : 1 : 100	rys. nr 2	

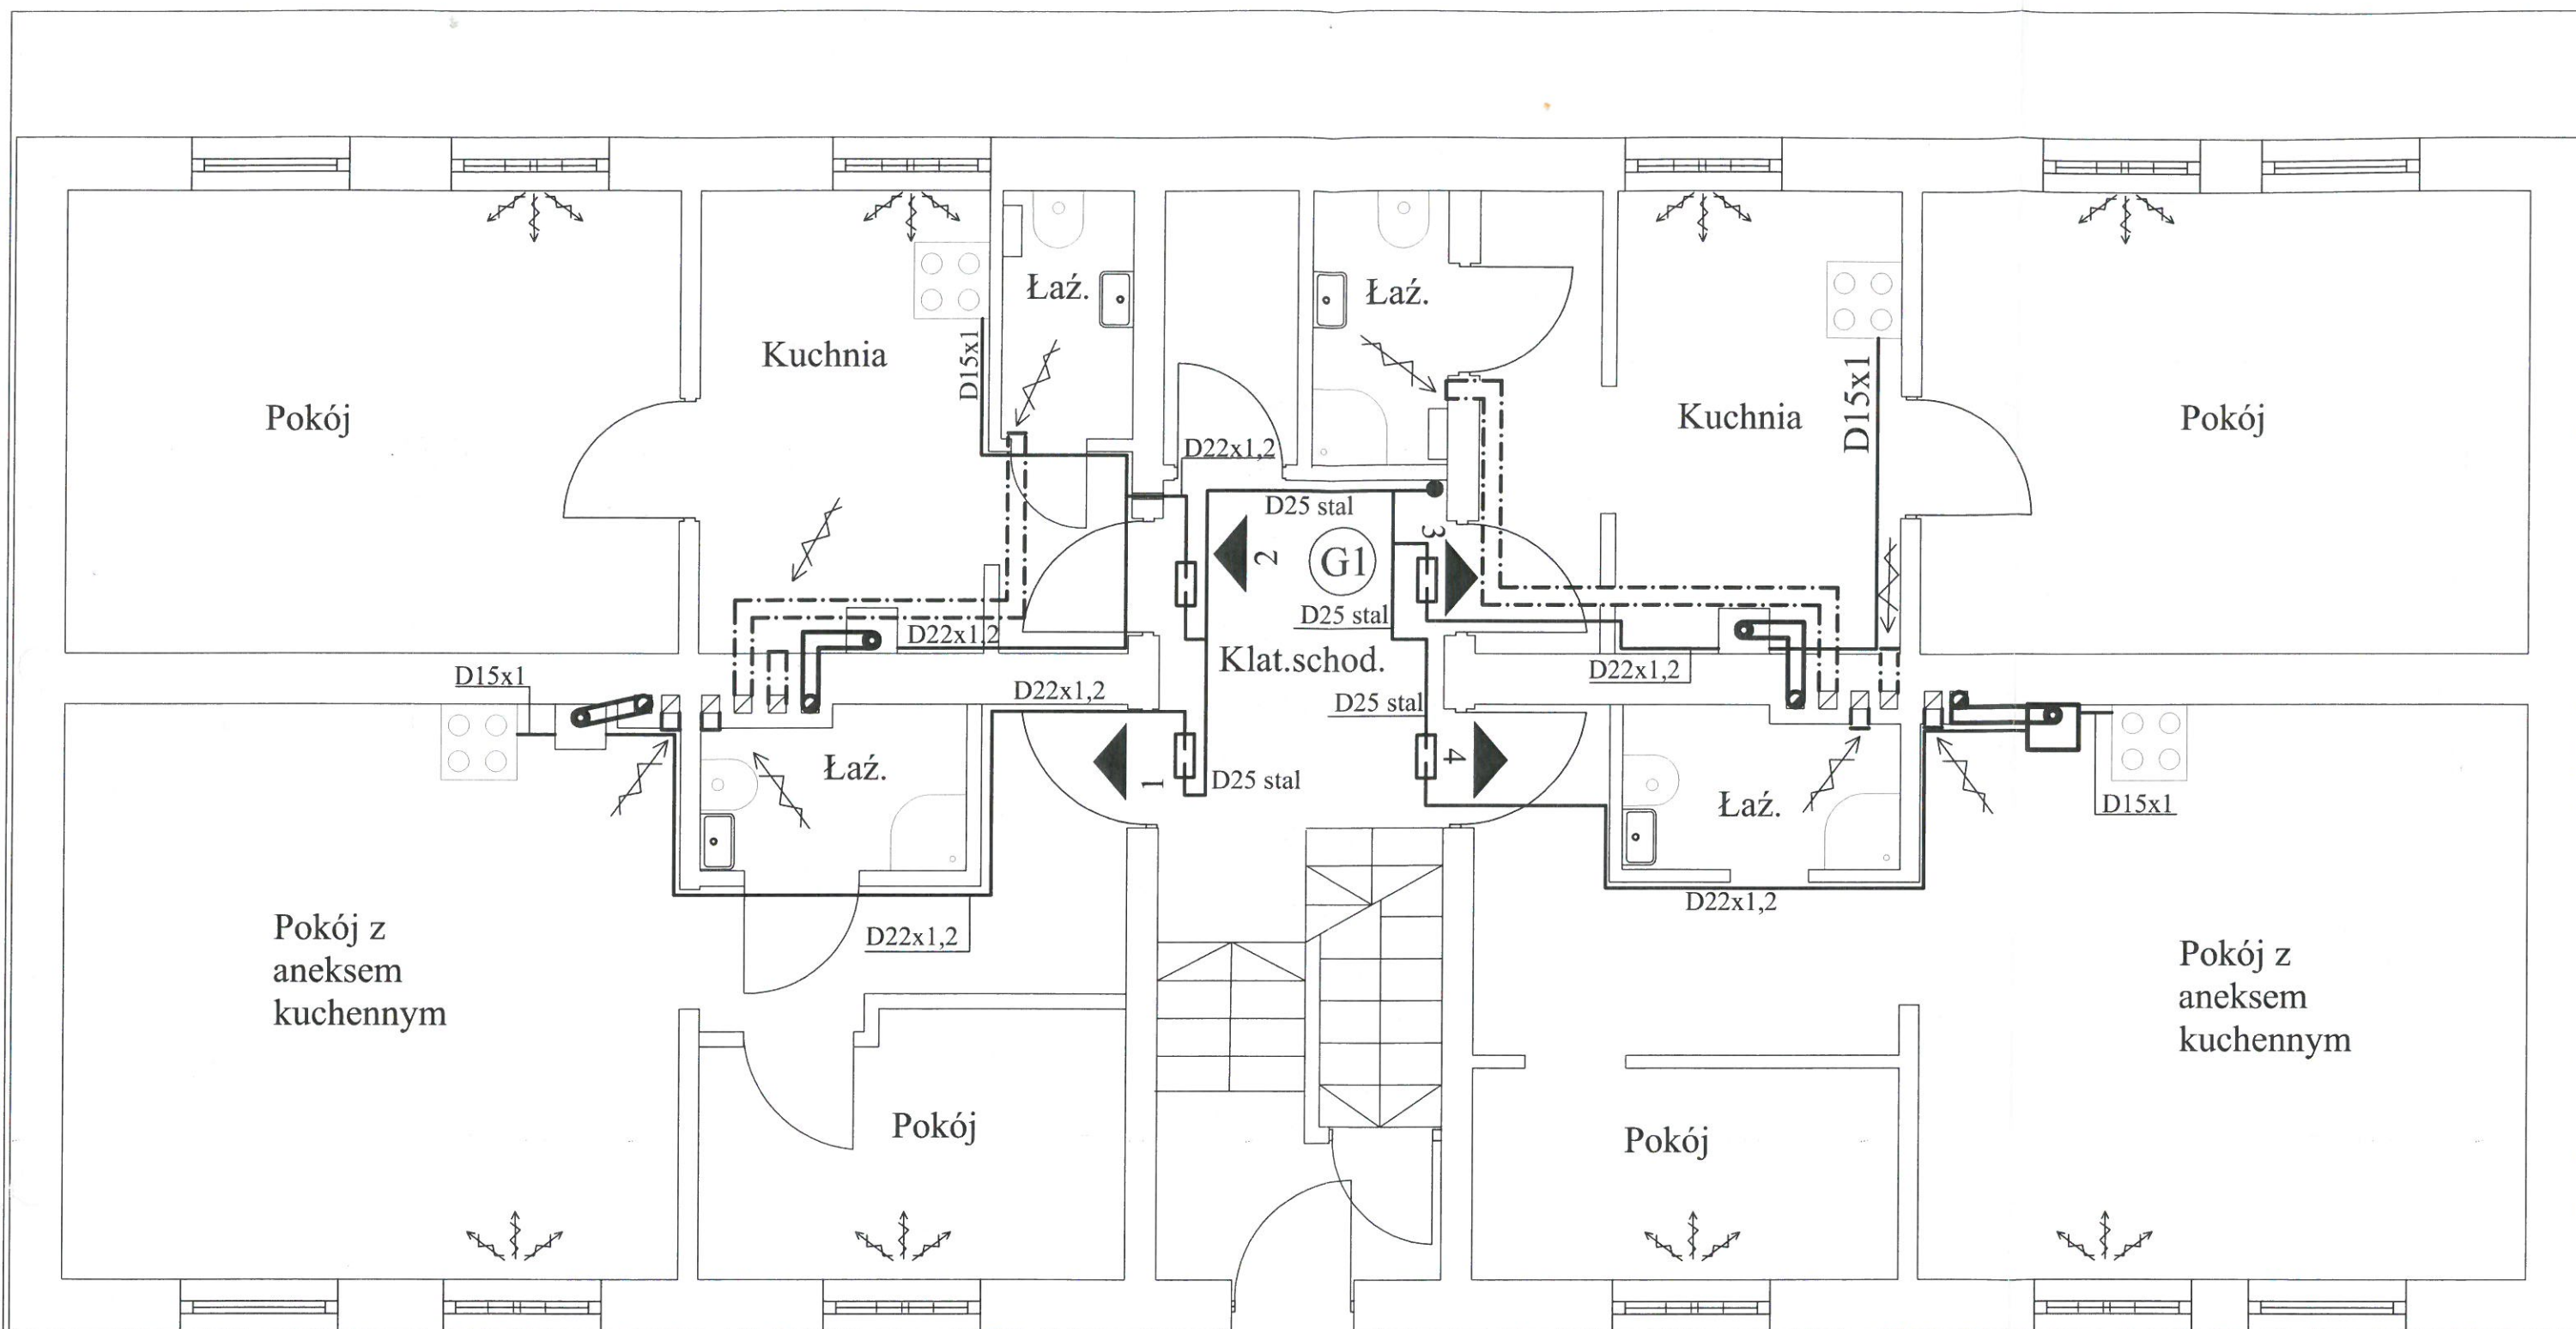

LEGENDA:

-  - dobudowa kanałów wentylacyjnych w obudowie z płyt GK w pokojach, GK wodoodporna w łazienkach malowane w kolorze pomieszczenia
-  - dobudowa kanałów powietrzno-spalinowych 80/ 125 mm z trójnikiem rewizyjnym, kolor biały w mieszkaniach. W przewodzie kominowym wykończenie standardowe. Uszczelnienie danego producenta (uszczelka)
-  - Kocioł gazowy 2 funkcyjny- projekt.
-  - Kuchenka gazowa 4 palnik. - projekt.
-  - Projektowana instalacja gazowa
-  - Podwójny nawietrzak okienny
-  - piec węglowy do demontażu

UWAGA:

- W dolnej części drzwi łazienek, należy montować kratki wentylacyjne o pow. F=220 cm²
- podłączenie wentylacji, kanałów spalinowo-powietrznych przy udziale kominiarza

"P.P.I.S. INSTAL - PROJEKT"

ul.Stawowa 8/9, Katowice,
filia ul. Armii Krajowej 80/1 Chorzów.

Inwestor: Śląsko-Dąbrowska Spółka Mieszkaniowa Sp. z o.o.
ul.Gliwicka 204 Katowice

Temat :P.B.instalacji gazowej - wentylacji grawitacyjnej, c.o.
dla budynku mieszkalnego
Al. Spacerowa 13 Mysłowice
Rzut Parteru



Projektował mgr inż. Jan Więcek

Sprawdził inż. Dariusz Więcek

10.2023

skala : 1 : 50

rys. nr 3

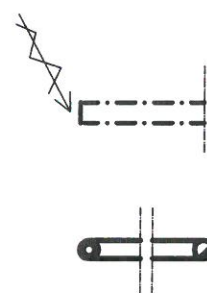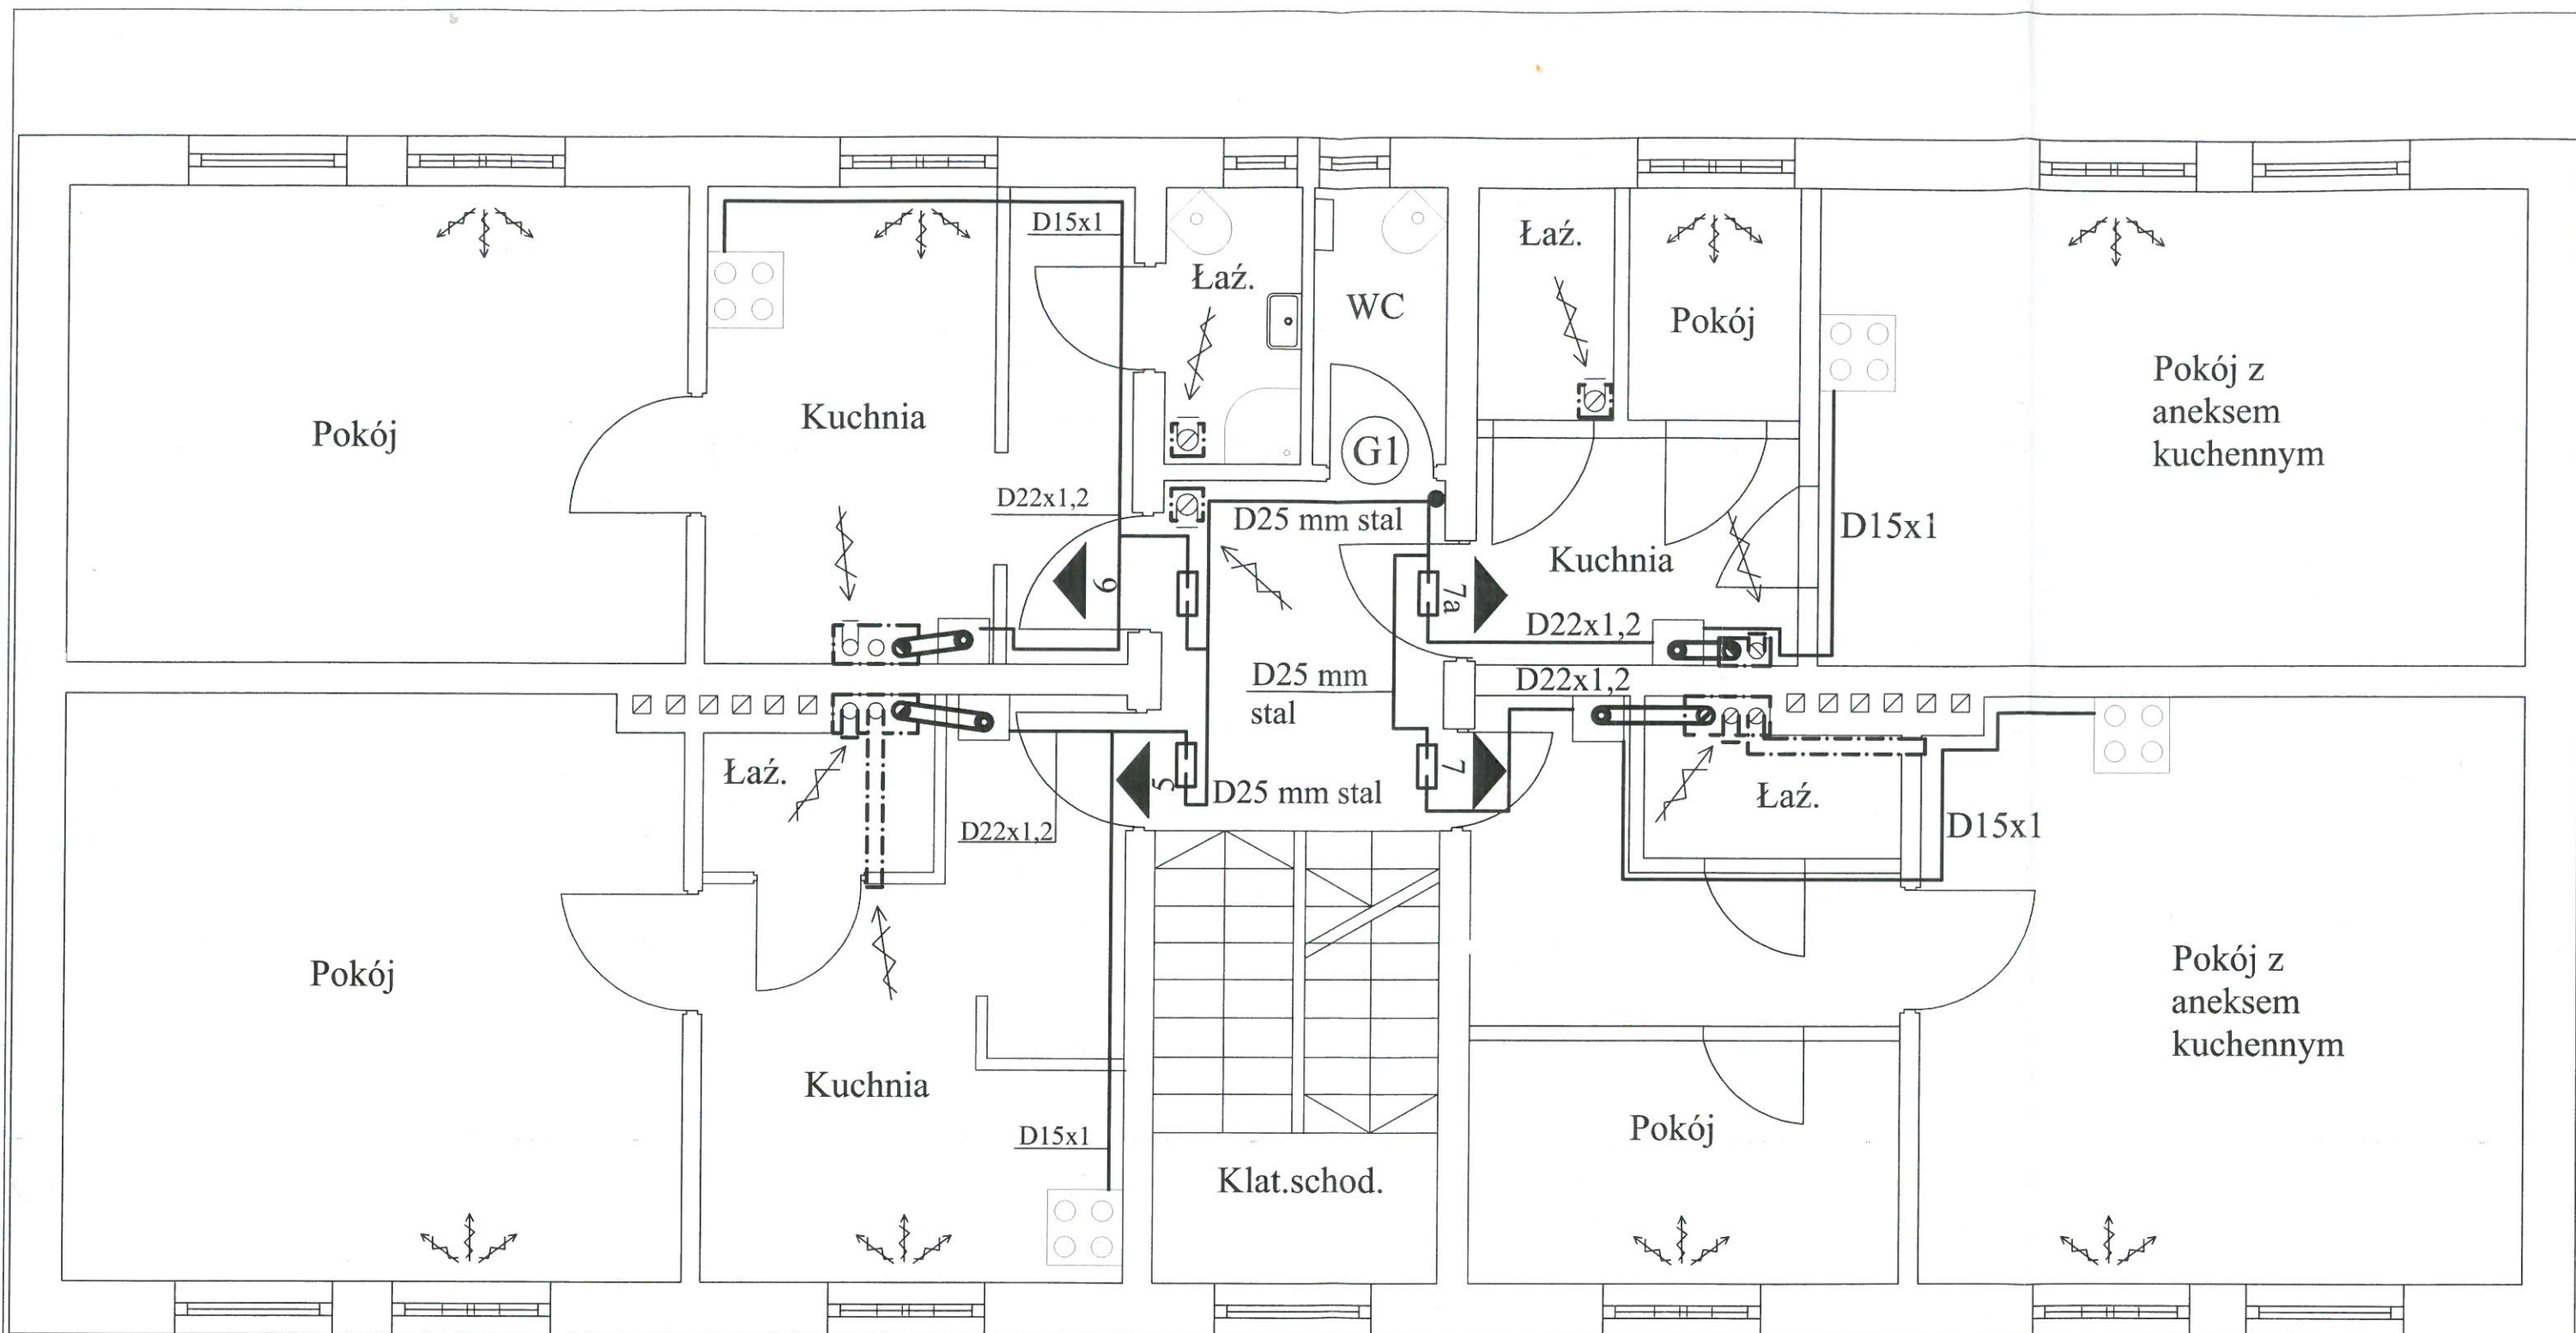

- dobudowa kanałów wentylacyjnych w obudowie z płyt GK w pokojach, GK wodoodporna w łazienkach malowane w kolorze pomieszczenia

- dobudowa kanałów powietrzno-spalinowych 80/ 125 mm z trójnikiem rewizyjnym, kolor biały w mieszkaniach. W przewodzie kominowym wykończenie standardowe. Uszczelnienie danego producenta (uszczelka)


LEGENDA:

- Kocioł gazowy 2 funkcyjny- projekt.
- Kuchenka gazowa 4 palnik. - projekt.
- Projektowana instalacja gazowa
- Podwójny nawietrzak okienny
- piec węglowy do demontażu

UWAGA:


- W dolnej części drzwi łazienek, należy montować kratki wentylacyjne o pow. F=220 cm²
- podłączenie wentylacji, kanałów spalinowo-powietrznych przy udziale kominarza
- dobudowa kanałów wentylacyjnych D150 mm, pow.-spal. 80/ 125 mm, izolowanych termicznie wełną gr. min 5 cm na całej długości, w obudowie z płyt typu Farmacell. Malowanie w kolorze pomieszczenia.

"P.P.I.S. INSTAL - PROJEKT" ul.Stawowa 8/9, Katowice, filia ul. Armii Krajowej 80/1 Chorzów.	
Inwestor: Śląsko-Dąbrowska Spółka Mieszkaniowa Sp. z o.o. ul.Gliwicka 204 Katowice	
Temat : P.B. instalacji gazowej - wentylacji grawitacyjnej, c.o. dla budynku mieszkalnego Al. Spacerowa 13 Mysłowice	
Rzut I P	
Projektował	mgr inż. Jan Więcek
Sprawdził	inż. Dariusz Więcek
10.2023	skala : 1 : 50
rys. nr 4	

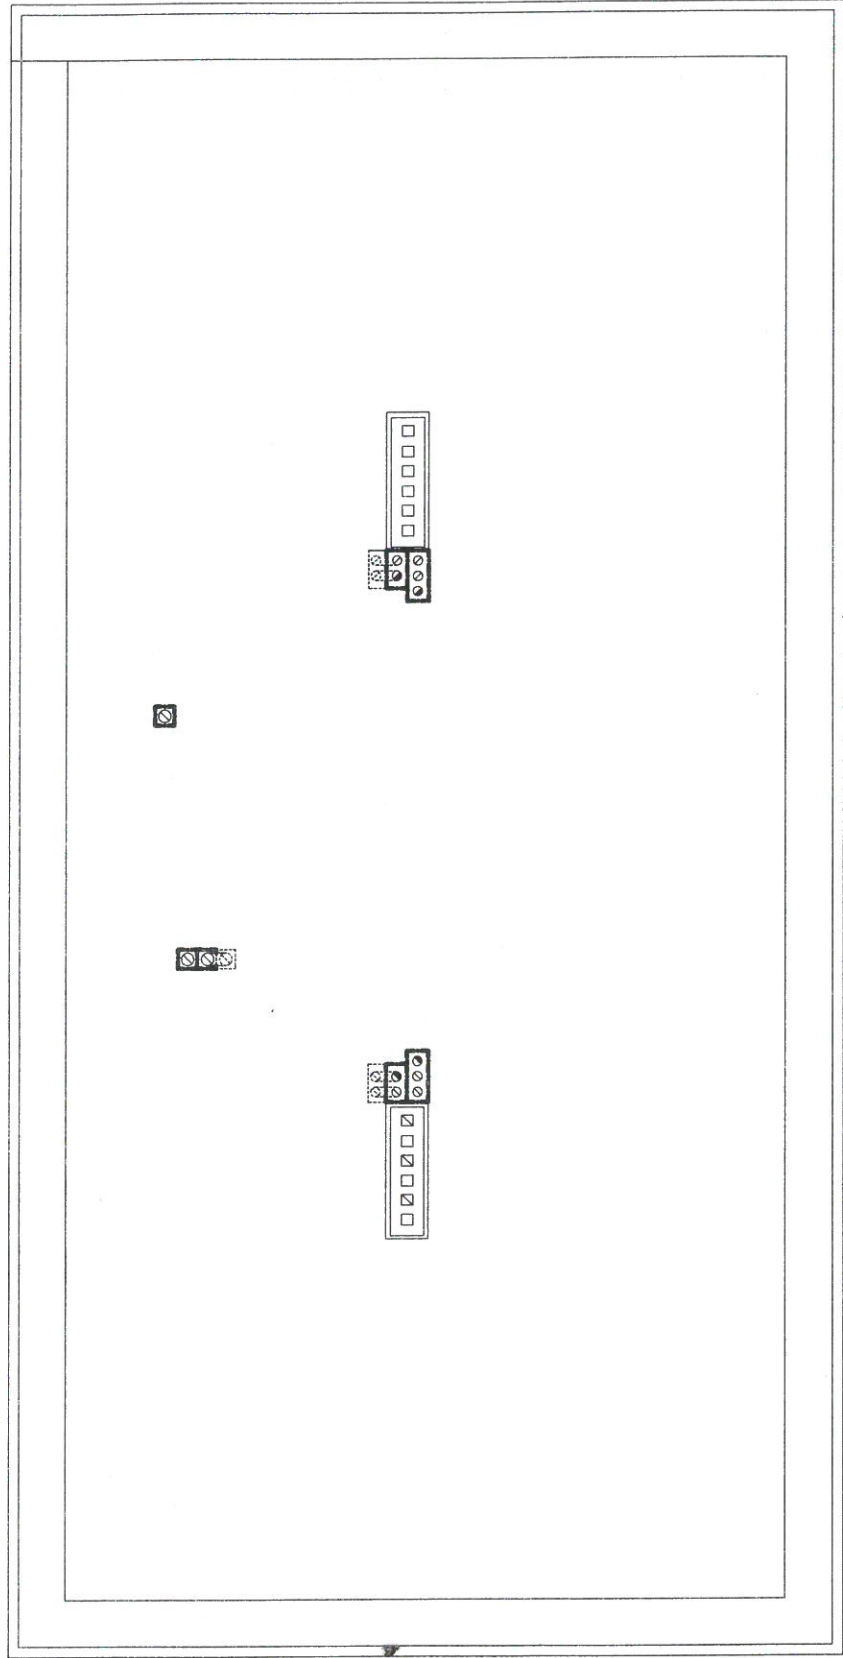

-  - dobudowa kanałów wentylacyjnych D150 mm,
pow. -spal. 80/ 125 mm, izolowanych termicznie
wełną gr. min 5 cm na całej długości,
w obudowie z płyt typu Farmacell.
Malowanie w kolorze pomieszczenia.

"P.P.I.S. INSTAL - PROJEKT"	
ul. Stawowa 89, Katowice,	
filia ul. Armii Krajowej 80/1 Chorzów.	
Inwestor: Śląsko-Dąbrowska Spółka Mieszkaniowa Sp. z o.o.	
ul. Gliwicka 204 Katowice	
Temat : P.B. instalacji gazowej - wentylacji grawitacyjnej, c.o.	
dla budynku mieszkalnego	
Al. Spacerowa 13 Mysłowice	
Rzut Poddasza	
Projektował	mgr inż. Jan Więcek
Sprawdził	inż. Dariusz Więcek
10.2023	rys. nr 5

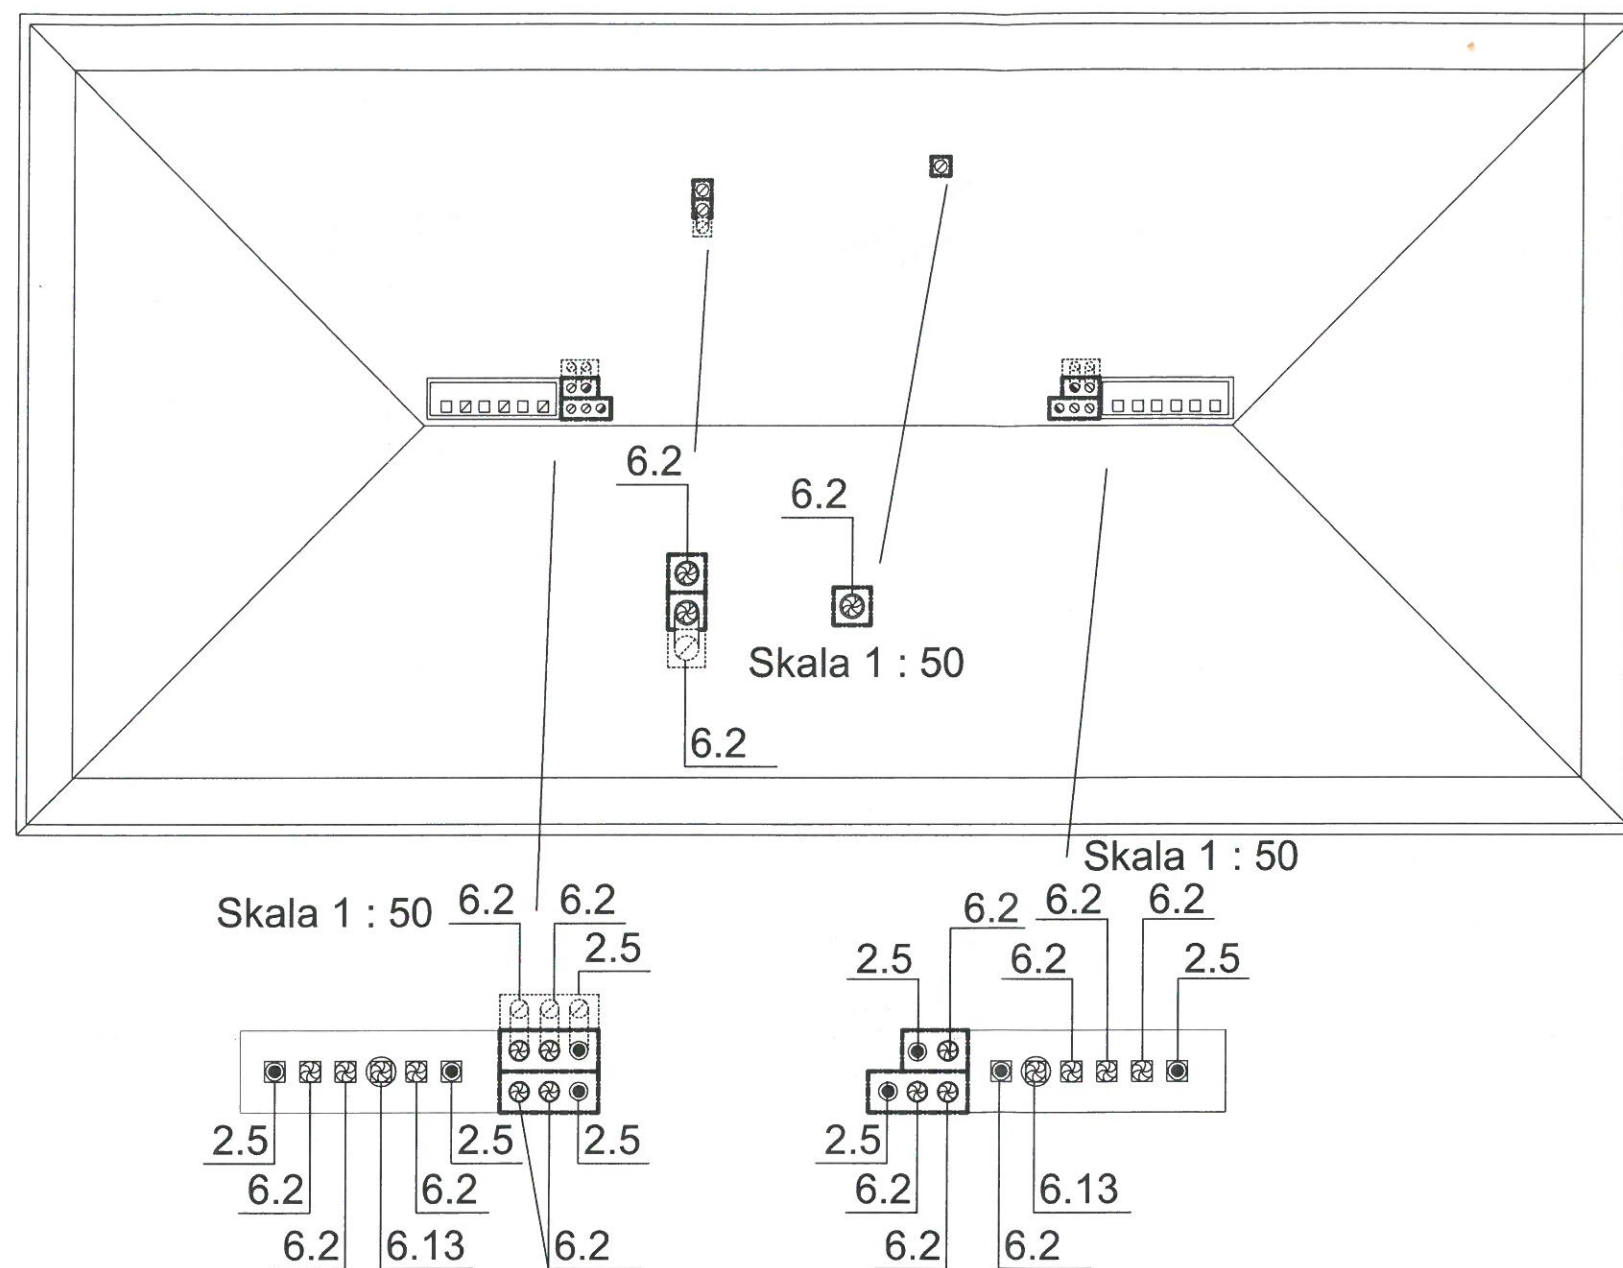

LEGENDA:

2.5-ustnik (zakończenie systemu pow. spal.) np. USD 80/125 KSP 5 produkcji DARCO lub równorzędny

6.2-Nasada obrotowa kulista D150 mm kwasoodporna z podstawą dla mieszkań na I piętrze.

6.13-Nasada kominowa np. DARCO TURBOWENT TH 200 HYBRYDOWA z elektronicznym regulatorem obrotów, z zasilaczem napięcia, sterowaniem dla mieszkań na parterze



- dobudowa kanałów wentylacyjnych D150 mm, pow.-spal. 80/ 125 mm, izolowanych termicznie wełną gr. min 5 cm na całej długości, w obudowie z płyt typu Farmacell. Malowanie w kolorze pomieszczenia.



"P.P.I.S. INSTAL - PROJEKT" ul. Stawowa 8/9, Katowice, filia ul. Armii Krajowej 80/1 Chorzów.		
Inwestor: Śląsko-Dąbrowska Spółka Mieszkaniowa Sp. z o.o. ul. Gliwicka 204 Katowice		
Temat : P.B. instalacji gazowej - wentylacji grawitacyjnej, c.o. dla budynku mieszkalnego Al. Spacerowa 13 Mysłowice Rzut Dachy		
Projektował	mgr inż. Jan Więcek	
Sprawdził	inż. Dariusz Więcek	
10.2023	skala : 1 : 100	rys. nr 6

