


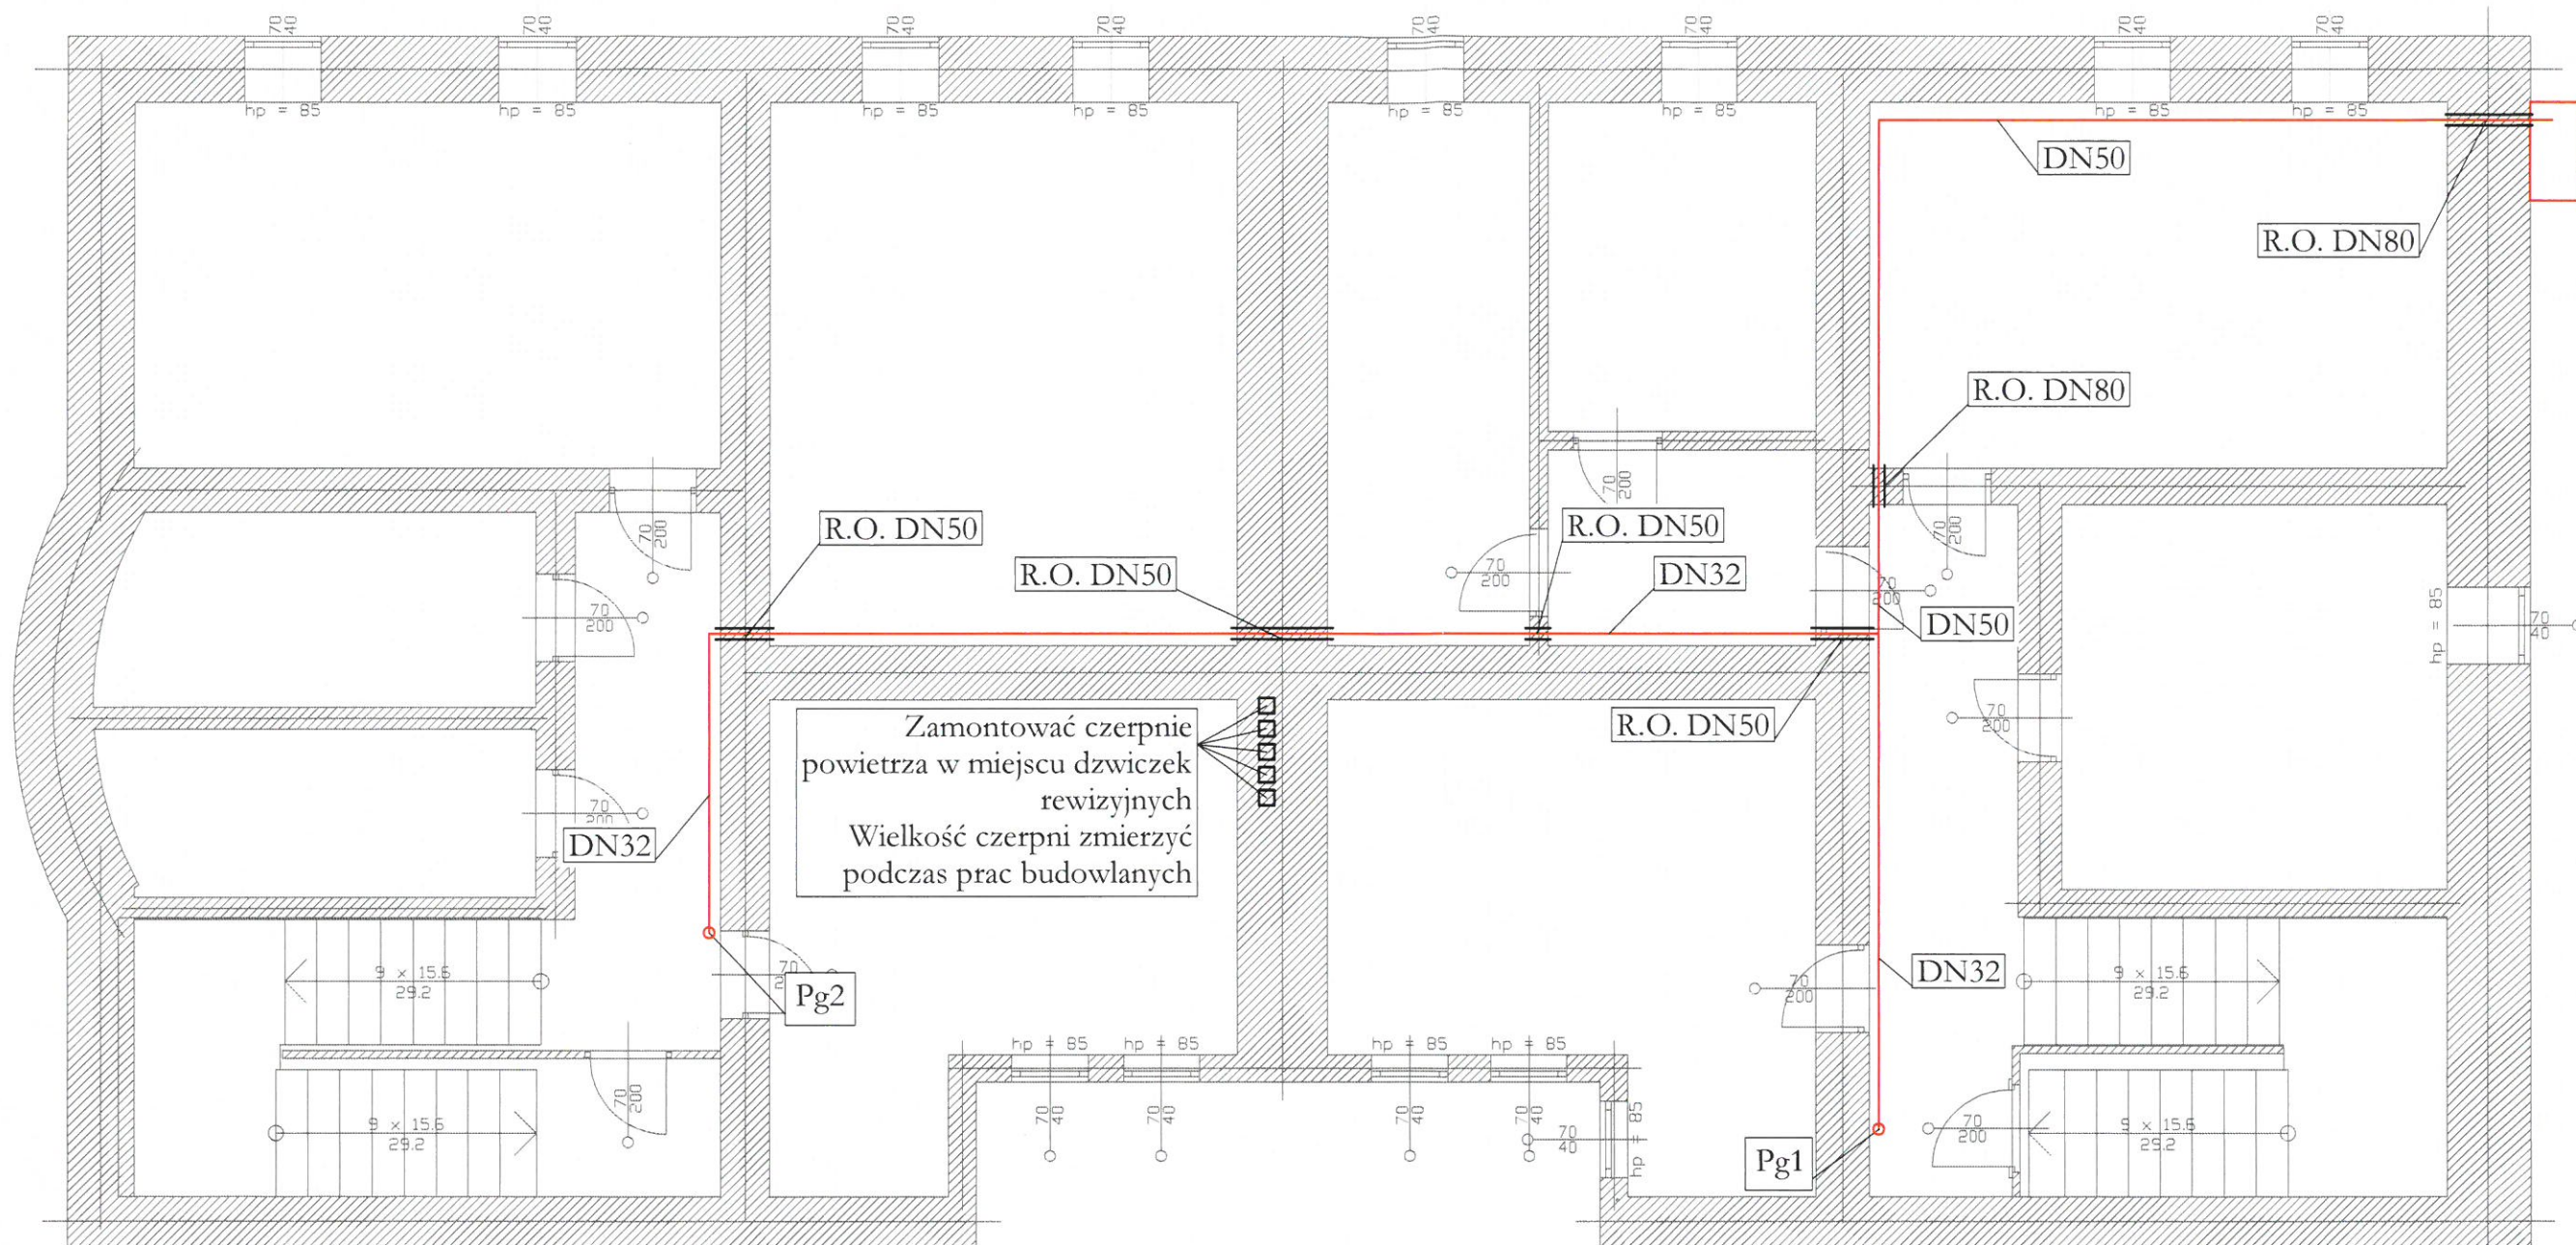

PIWNICA

LEGENDA:

- Instalacja gazu
- Kocioł gazowy kondensacyjny z zamkniętą komorą spalania o mocy 24kW
- Kuchonka gazowa 4-palnikowa
- Nawiewnik okienny
- Komin powietrzno-spalinowy

UWAGI:

- Źródłem gazu jest projektowane przyłącze gazu zakończone kurkiem głównym zlokalizowanym w skrzynce gazowej na ścianie zewnętrznej budynku - poza zakresem opracowania.
- Główne rozprowadzenie wykonać pod stropem piwnicy.
- Piony gazowe oraz gazomierze lokalizować na klatkach schodowych.
- Instalację gazu w budynku prowadzić pod stropem pomieszczeń.
- Instalację gazu doprowadzić do kotła gazowego.
- Instalację wewnątrz budynku wykonać z rur stalowych czarnych bez szwu.
- Wszystkie roboty należy wykonać zgodnie z Polskimi Normami, Warunkami Technicznymi Wykonania i Odbioru Robót oraz zgodnie ze sztuką budowlaną.
- Rysunki rozpatrywać łącznie z informacjami zawartymi w części opisowej oraz z dokumentacją branżową.
- Uwagi i opisy zamieszczane w części rys. projektu stanowią integralną część niniejszego opracowania.
- Wszystkie wymiary, otwory i rzędne należy sprawdzić na budowie, a wszelkie odstępstwa należy korygować przy udziale projektanta i użytkownika.
- Prace montażowe wykonywać zgodnie z obowiązującymi przepisami BHP, zarządzeniami oraz normami PN.
- Wszelkie wątpliwości i niejasności należy wyjaśnić z projektantem.

RR - PROJEKT

ul. Piastowska 11/1,
44-122 Gliwice
tel. 664-128-966;
biuro@rr-projekt.pl
NIP: 685-212-11-28

Nazwa inwestycji:

Budowa wewnętrznej instalacji gazowej dla budynku wielorodzinnego przy ul. Wolności 2 w Katowicach.

Lokalizacja:

Katowice, ul. Wolności 2, działki nr 1550/94;
obręb: 0013 Górne Łasy Pszczyńskie

Nazwa rysunku:

Rzut piwnicy - instalacja gazu


Faza proj.:

Projekt techniczny

Data:

PAŹDZIERNIK 2023

Investor:	Wspólnota Mieszkaniowa Budynku nr 2 przy ul. Wolności w Katowicach			Skala:	1:75
Projektował:	mgr inż. Rafał Radowiecki, nr upr. PDK/0118/PWOS/14	Podpis:	Branża:	Nr rys.: IG-01	
Sprawił:	mgr inż. Magdalena Radowiecka, nr upr. SLK/6520/PBS/16		SANITARNA		

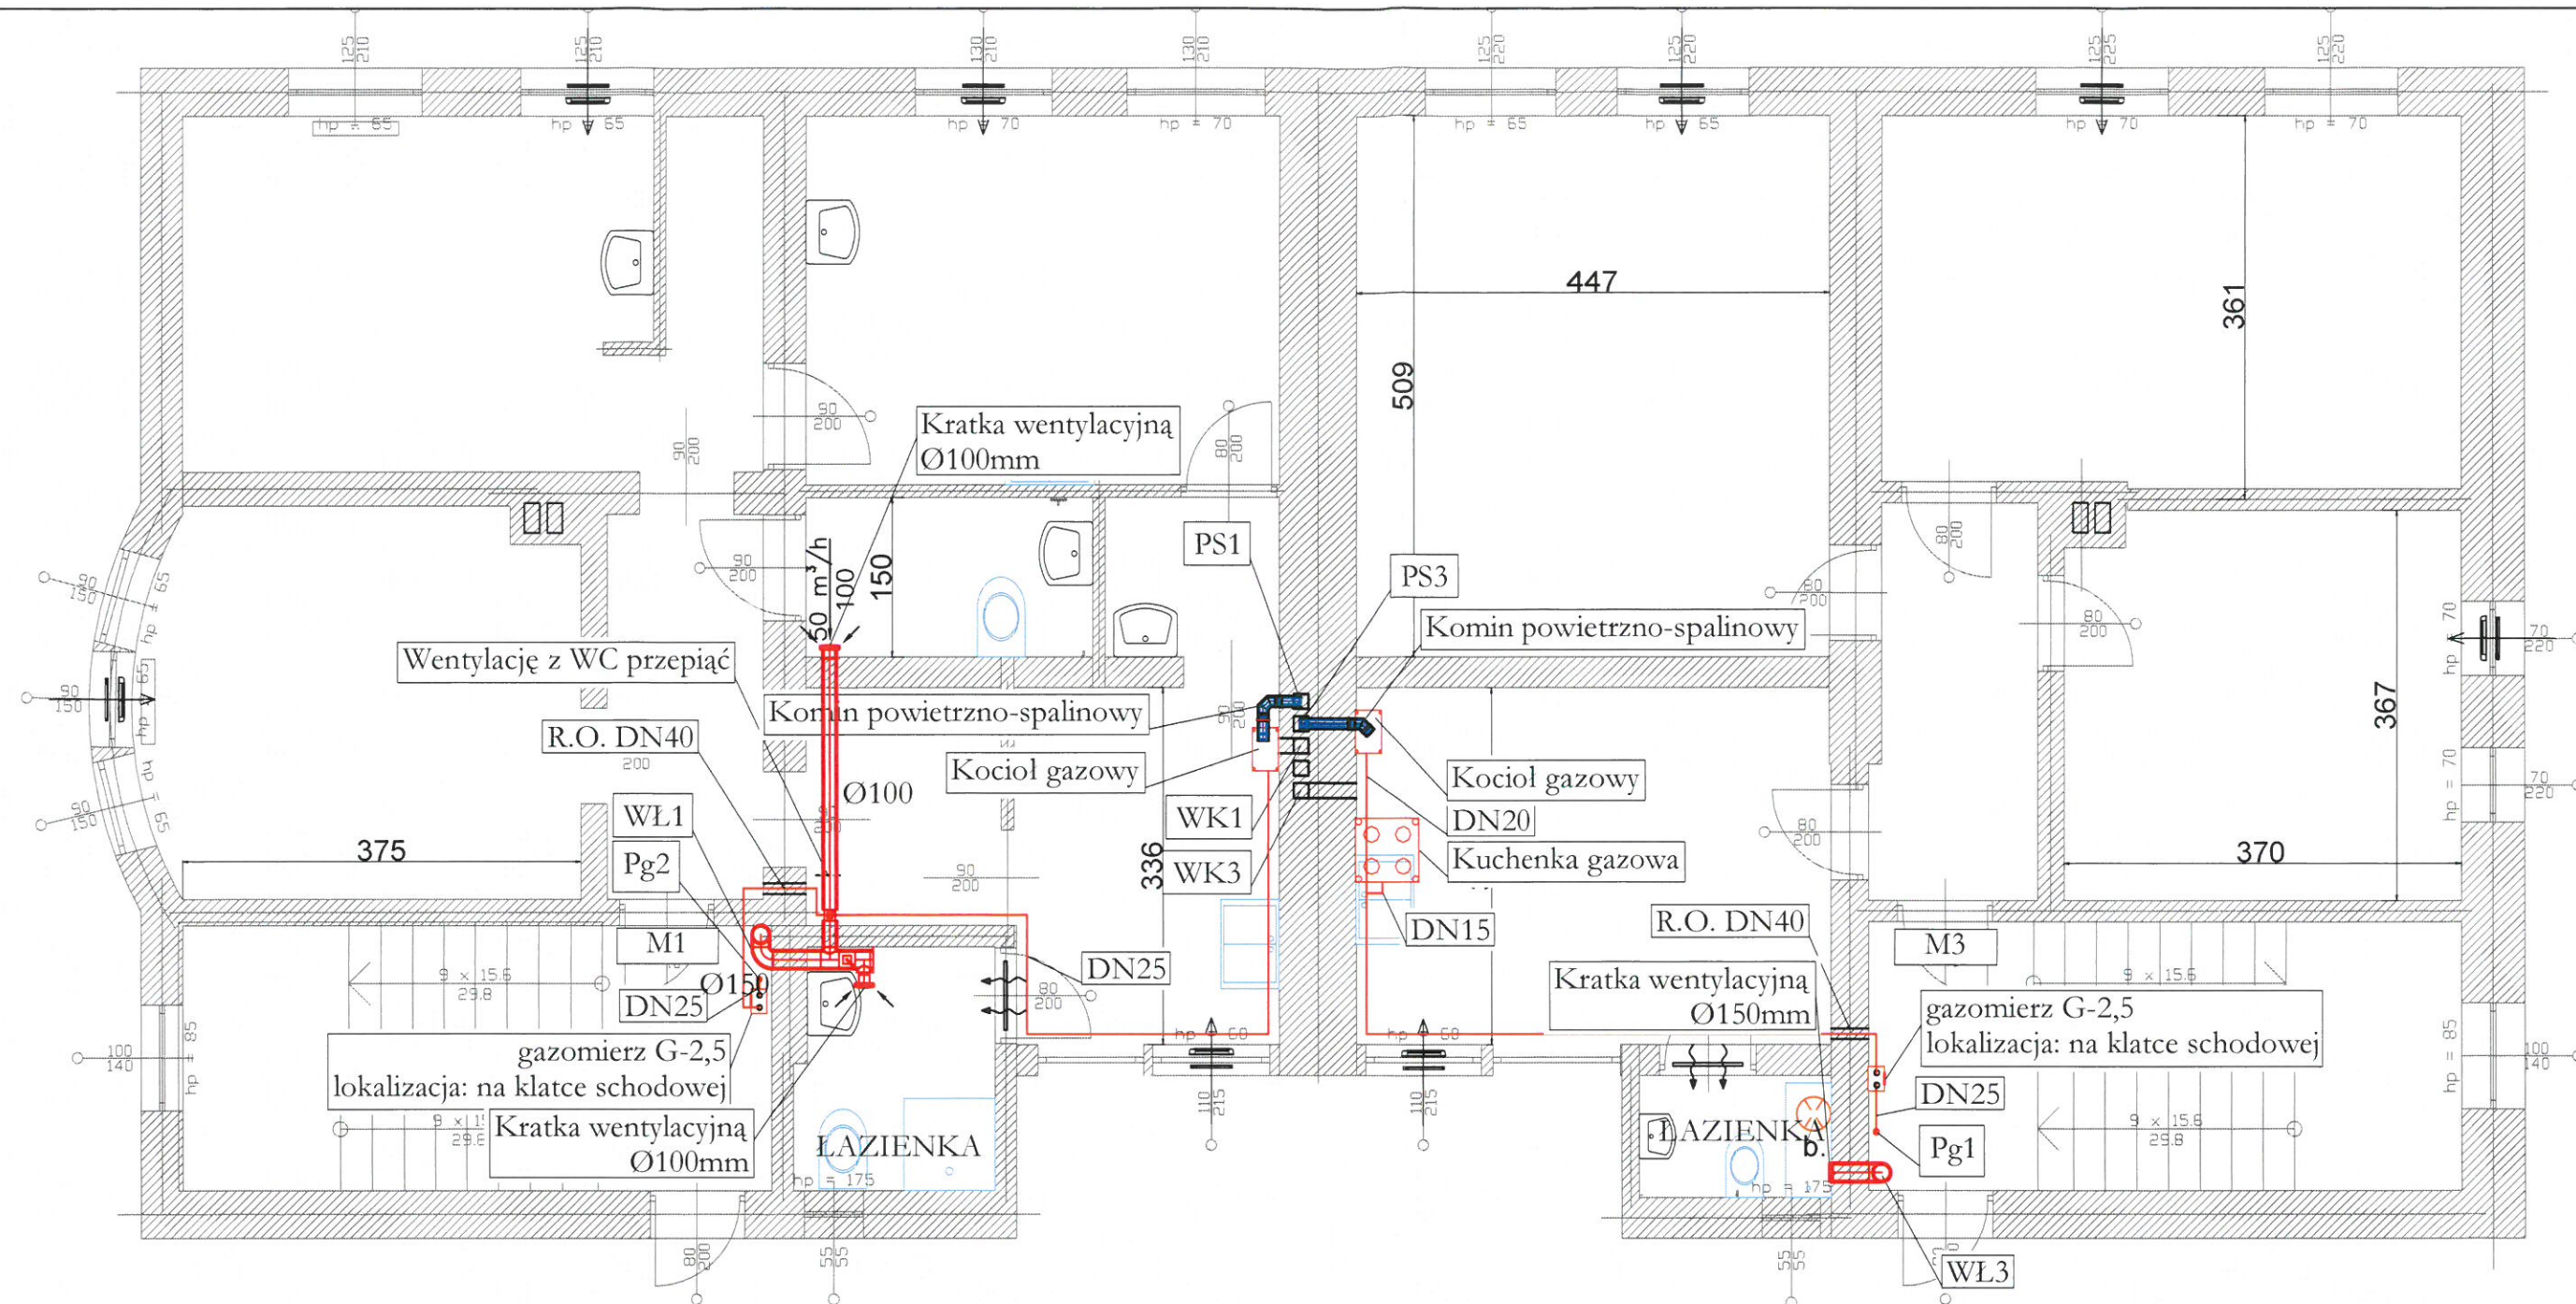

PARTER

LEGENDA:

- Instalacja gazu
- Kocioł gazowy kondensacyjny z zamkniętą komorą spalania o mocy 24kW
- Kuchenska gazowa 4-palnikowa
- Nawiewnik okienny
- Komin powietrzno-spalinowy

UWAGI:

1. Źródłem gazu jest projektowane przyłącze gazu zakończone kurkiem głównym zlokalizowanym w skrzynce gazowej na ścianie zewnętrznej budynku - poza zakresem opracowania.
2. Główne rozprrowadzenie wykonać pod stropem piwnicy.
3. Piony gazowe oraz gazomierze lokalizować na klatkach schodowych.
4. Instalację gazu w budynku prowadzić pod stropem pomieszczeń.
5. Instalację gazu doprowadzić do kotła gazowego.
6. Instalację wewnątrz budynku wykonać z rur stalowych czarnych bez szwu.
7. Wszystkie roboty należy wykonać zgodnie z Polskimi Normami, Warunkami Technicznymi Wykonania i Odbioru Robót oraz zgodnie ze sztuką budowlaną.
8. Rysunki rozpatrywać łącznie z informacjami zawartymi w części opisowej oraz z dokumentacją branżową.
9. Uwagi i opisy zamieszczone w części rys. projektu stanowią integralną część niniejszego opracowania.
10. Wszystkie wymiary, otwory i rzędne należy sprawdzić na budowie, a wszelkie odstępstwa należy korygować przy udziale projektanta i użytkownika.
11. Prace montażowe wykonywać zgodnie z obowiązującymi przepisami BHP, zarządzeniami oraz normami PN.
12. Wszelkie wątpliwości i niejasności należy wyjaśnić z projektantem.

RR - PROJEKT

ul. Piastowska 11/1,
44-122 Gliwice
tel. 664-128-966;
biuro@rr-projekt.pl
NIP: 685-212-11-28

Nazwa inwestycji:

Budowa wewnętrznej instalacji gazowej dla budynku wielorodzinnego przy ul. Wolności 2 w Katowicach.

Lokalizacja:

Katowice, ul. Wolności 2, działki nr 1550/94;
obręb: 0013 Górne Łasy Pszczyńskie

Nazwa rysunku:

Rzut parteru - instalacja gazu

Faza proj.:

Projekt techniczny

Data:

PAŹDZIERNIK 2023

Inwestor:

Wspólnota Mieszkaniowa Budynku nr 2 przy ul. Wolności w Katowicach

Projektował:

mgr inż. Rafał Radowiecki,
nr upr. PDK/0118/PWOS/14

Sprawdził:

mgr inż. Magdalena Radowiecka,
nr upr. SLK/6520/PBS/16

Podpis:


Branża:
SANITARNA

Skala:

1:75

Nr rys.:

IG-02

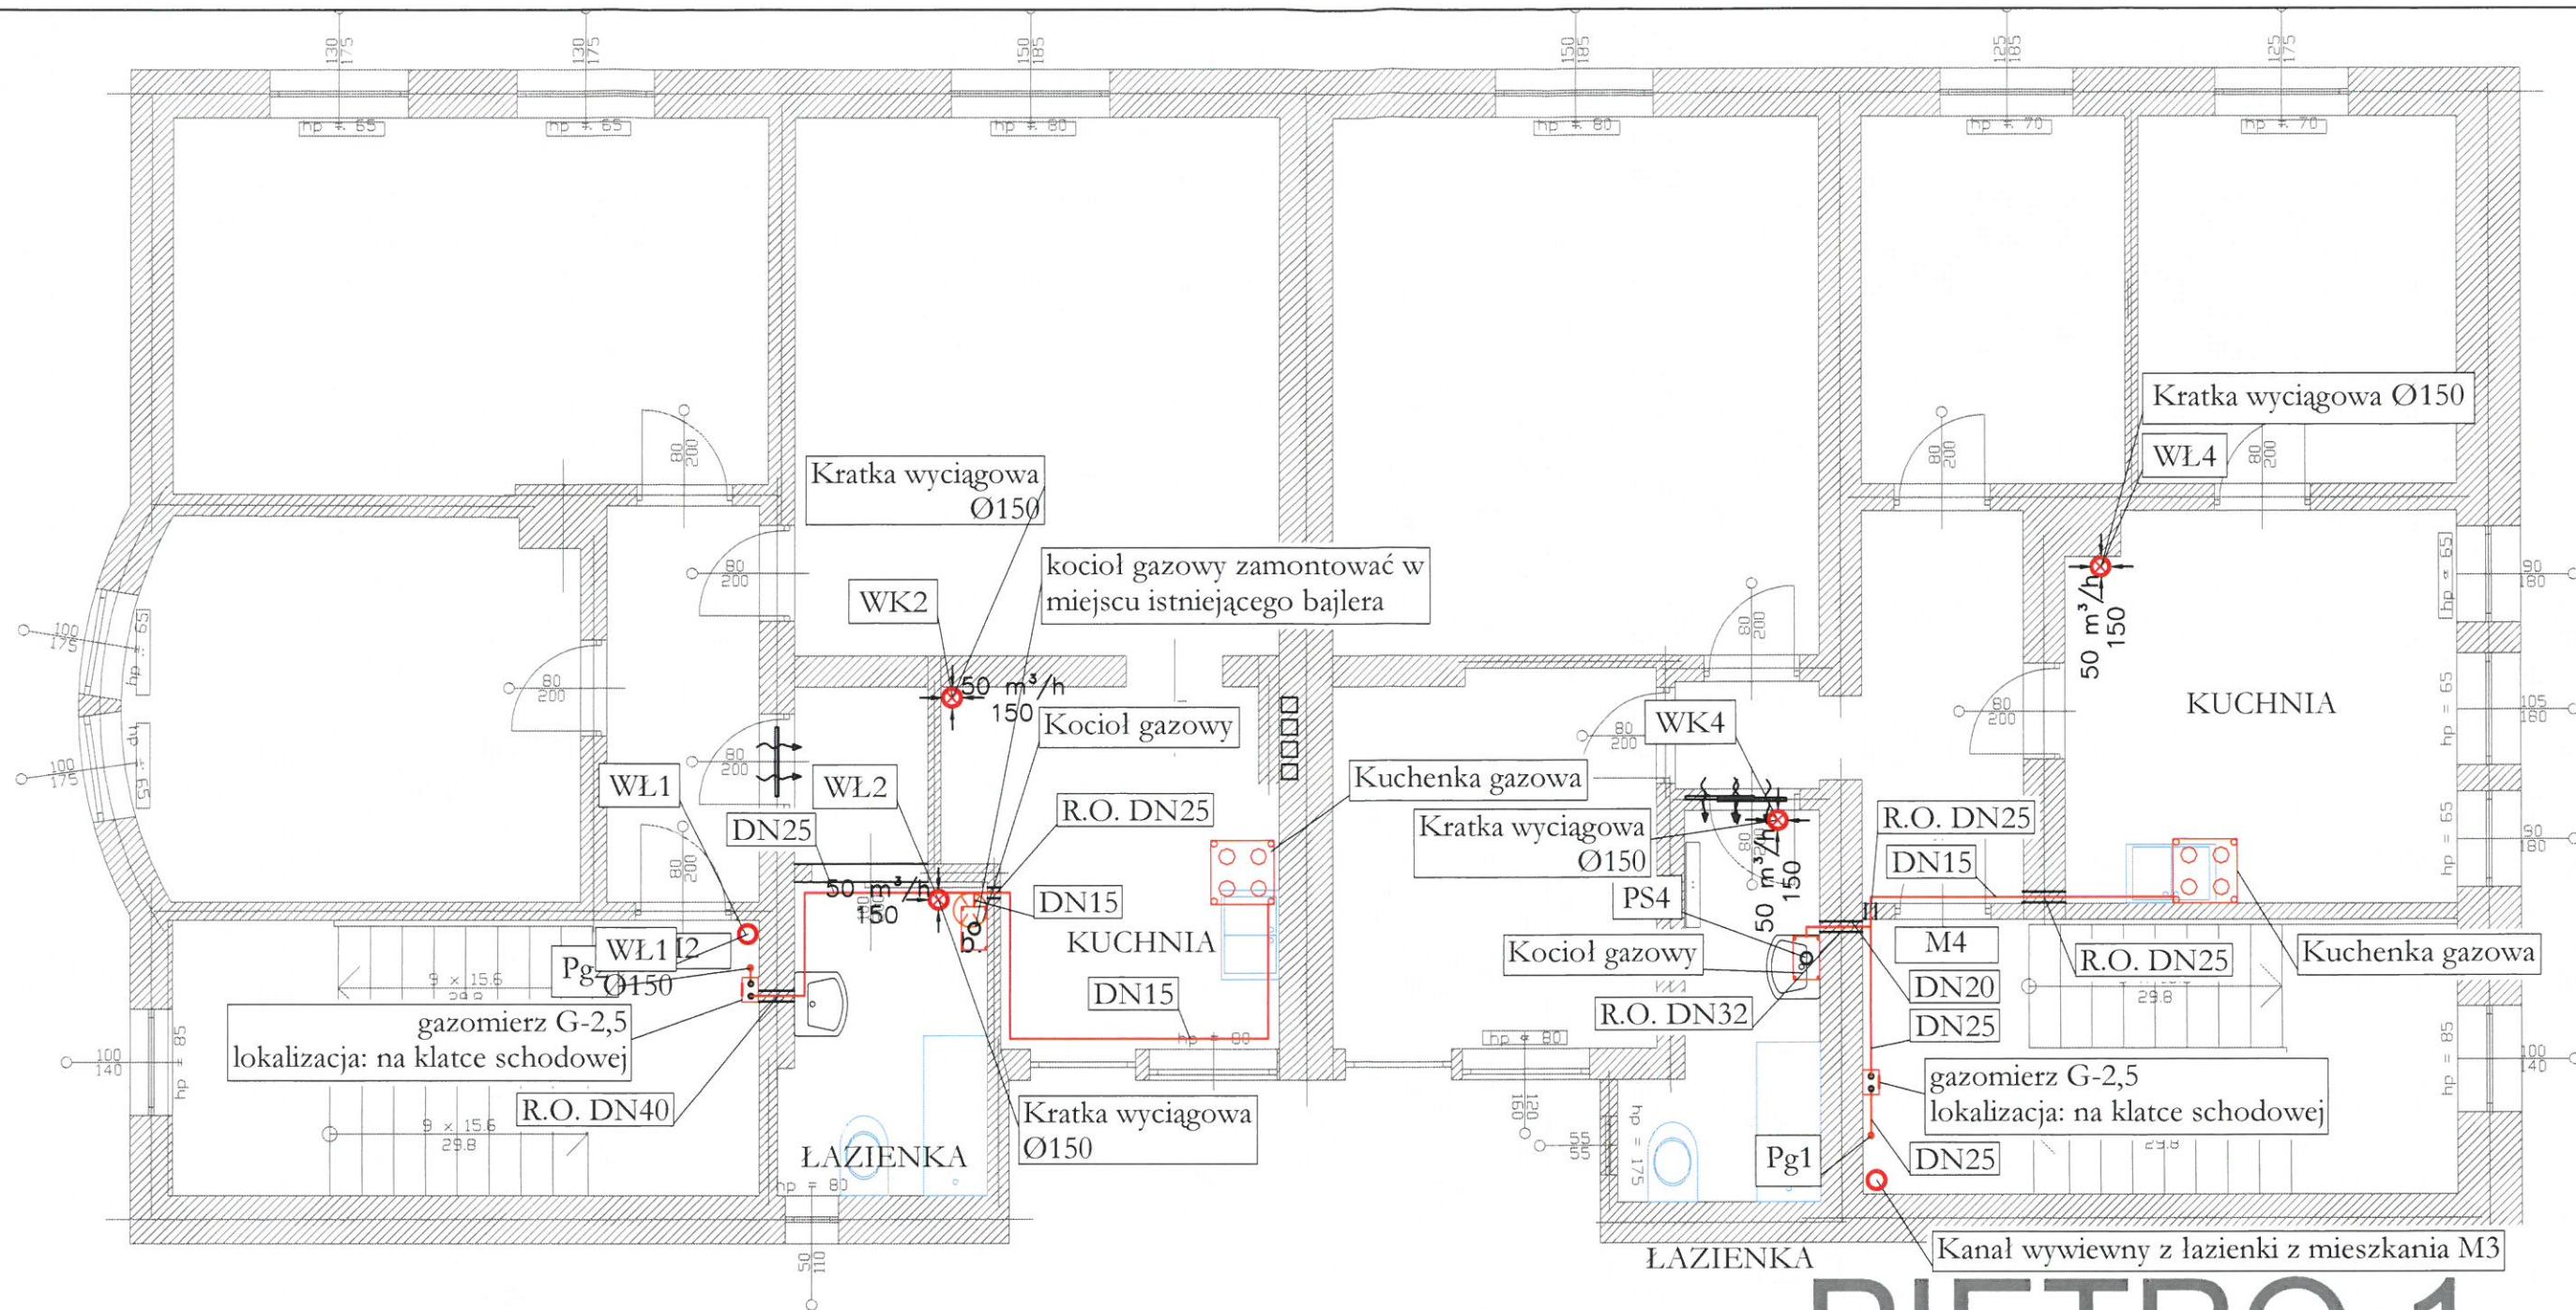

PIĘTRO 1

LEGENDA:

- Instalacja gazu
- Kocioł gazowy kondensacyjny z zamkniętą komorą spalania o mocy 24kW
- Kuchenka gazowa 4-palnikowa
- Nawiewnik okienny
- Komin powietrzno-spalinowy

UWAGI:

- Źródłem gazu jest projektowane przyłącze gazu zakończone kurkiem głównym zlokalizowanym w skrzynce gazowej na ścianie zewnętrznej budynku - poza zakresem opracowania.
- Główne rozprzewadzenie wykonać pod stropem piwnicy.
- Piony gazowe oraz gazomierze lokalizować na klatkach schodowych.
- Instalację gazu w budynku prowadzić pod stropem pomieszczeń.
- Instalację gazu doprowadzić do kotła gazowego.
- Instalację wewnątrz budynku wykonać z rur stalowych czarnych bez szwu.
- Wszystkie roboty należy wykonać zgodnie z Polskimi Normami, Warunkami Technicznymi Wykonania i Odbioru Robót oraz zgodnie ze sztuką budowlaną.
- Rysunki rozpatrywać łącznie z informacjami zawartymi w części opisowej oraz z dokumentacją branżową.
- Uwagi i opisy zamieszczone w części rys. projektu stanowią integralną część niniejszego opracowania.
- Wszystkie wymiary, otwory i rzędne należy sprawdzić na budowie, a wszelkie odstępstwa należy korygować przy udziale projektanta i użytkownika.
- Prace montażowe wykonywać zgodnie z obowiązującymi przepisami BHP, zarządzeniami oraz normami PN.
- Wszelkie wątpliwości i niejasności należy wyjaśnić z projektantem.

RR - PROJEKT

ul. Piastowska 11/1,
44-122 Gliwice
tel. 664-128-966;
biuro@rr-projekt.pl
NIP: 685-212-11-28

Nazwa inwestycji:

Budowa wewnętrznej instalacji gazowej dla budynku wielorodzinnego przy ul. Wolności 2 w Katowicach.

Lokalizacja:

Katowice, ul. Wolności 2, działki nr 1550/94;
obręb: 0013 Górne Łasy Pszczyńskie

Nazwa rysunku:

Rzut piętra 1 - instalacja gazu

Faza proj.:

Projekt techniczny

Data:

PAŹDZIERNIK 2023

Inwestor:

Wspólnota Mieszkaniowa Budynku nr 2 przy ul. Wolności w Katowicach

Skala:

1:75

Projektował:

mgr inż. Rafał Radowiecki,
nr upr. PDK/0118/PWOS/14

Podpis:


Branża:
SANITARNA

Nr rys.:

IG-03

Sprawdził:

mgr inż. Magdalena Radowiecka,
nr upr. SLK/6520/PBS/16

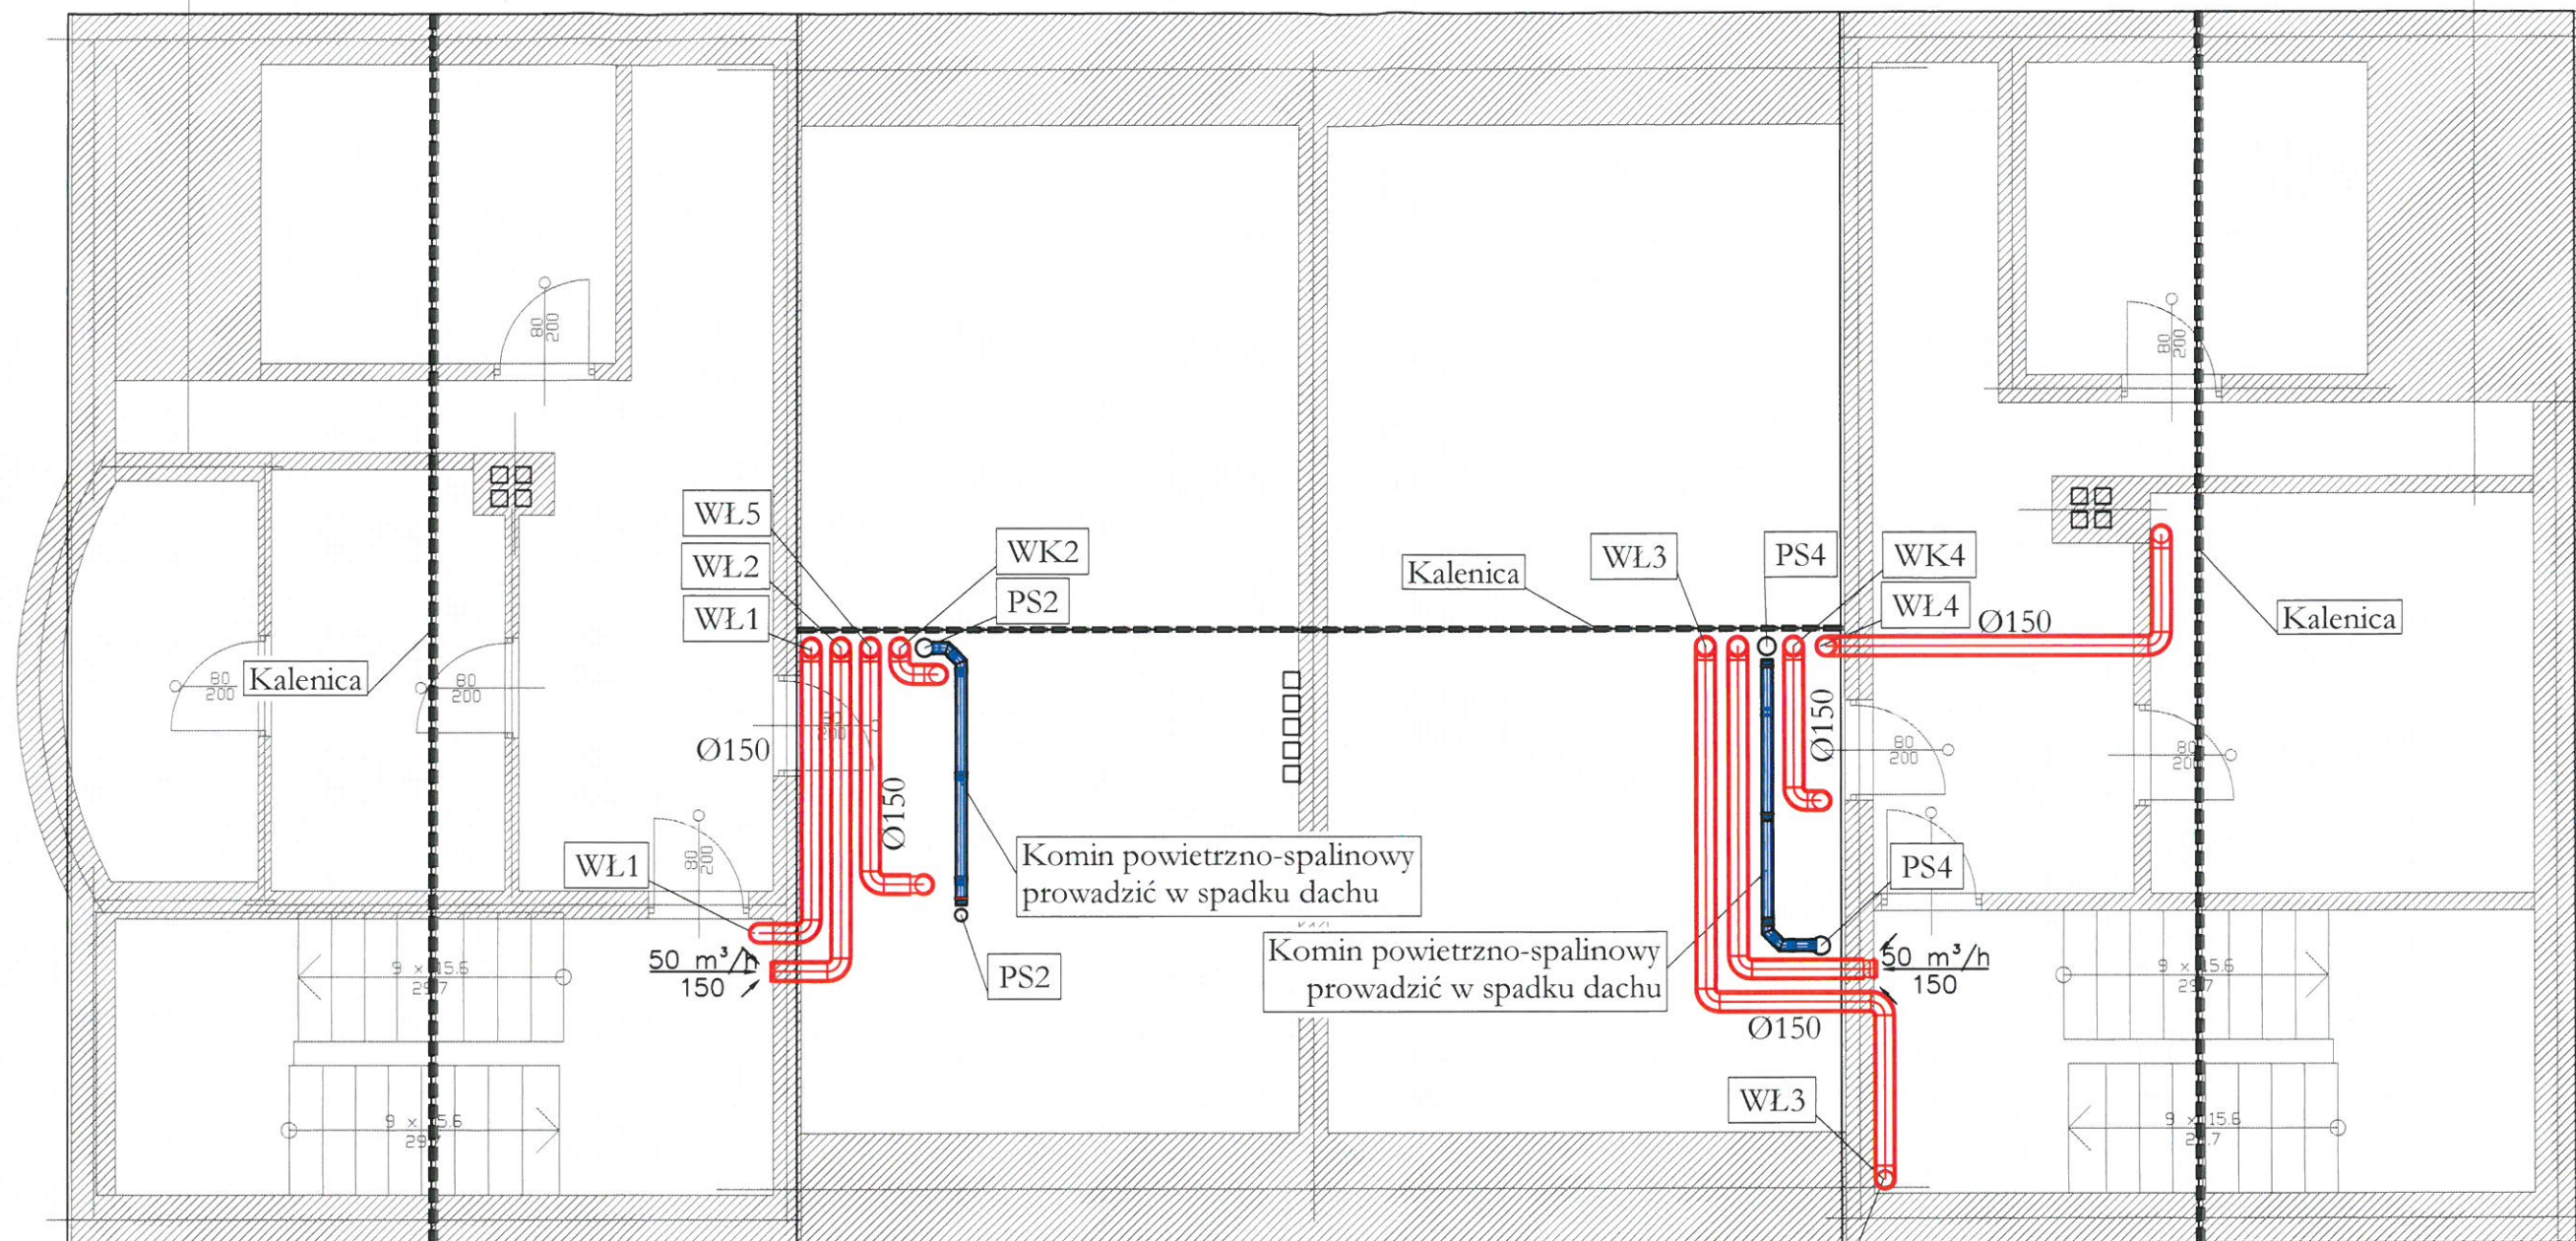

Poddasze

LEGENDA:

- Instalacja gazu
- Kocioł gazowy kondensacyjny z zamkniętą komorą spalania o mocy 24kW
- Kuchenka gazowa 4-palnikowa
- Nawiewnik okienny
- Komin powietrzno-spalinowy

UWAGI:

- Źródłem gazu jest projektowane przyłącze gazu zakończone kurkiem głównym zlokalizowanym w skrzynce gazowej na ścianie zewnętrznej budynku - poza zakresem opracowania.
- Główne rozprowadzenie wykonać pod stropem piwnicy.
- Piony gazowe oraz gazomierze lokalizować na klatkach schodowych.
- Instalację gazu w budynku prowadzić pod stropem pomieszczeń.
- Instalację gazu doprowadzić do kotła gazowego.
- Instalację wewnątrz budynku wykonać z rur stalowych czarnych bez szwu.
- Wszystkie roboty należy wykonać zgodnie z Polskimi Normami, Warunkami Technicznymi Wykonania i Odbioru Robót oraz zgodnie ze sztuką budowlaną.
- Rysunki rozpatrywać łącznie z informacjami zawartymi w części opisowej oraz z dokumentacją branżową.
- Uwagi i opisy zamieszczane w części rys. projektu stanowią integralną część niniejszego opracowania.
- Wszystkie wymiary, otwory i rzędne należy sprawdzić na budowie, a wszelkie odstępstwa należy korygować przy udziale projektanta i użytkownika.
- Prace montażowe wykonywać zgodnie z obowiązującymi przepisami BHP, zarządzeniami oraz normami PN.
- Wszelkie wątpliwości i niejasności należy wyjaśnić z projektantem.

RR - PROJEKT

ul. Piastowska 11/1,
44-122 Gliwice
tel. 664-128-966;
biuro@rr-projekt.pl
NIP: 685-212-11-28

Nazwa inwestycji:

Budowa wewnętrznej instalacji gazowej dla budynku wielorodzinnego przy ul. Wolności 2 w Katowicach.

Lokalizacja:

Katowice, ul. Wolności 2, działki nr 1550/94;
obręb: 0013 Górne Łasy Pszczyńskie

Nazwa rysunku:

Rzut poddasza - instalacja gazu

Faza proj.:

Projekt techniczny

Data:

PAŹDZIERNIK 2023

Inwestor:

Wspólnota Mieszkaniowa Budynku nr 2 przy ul. Wolności w Katowicach

Projektował:

mgr inż. Rafał Radowiecki,
nr upr. PDK/0118/PWOS/14

Sprawdził:


mgr inż. Magdalena Radowiecka,
nr upr. SLK/6520/PBS/16

Podpis:

BRANŻA:
SANTARNA

Nr rys.:


IG-04

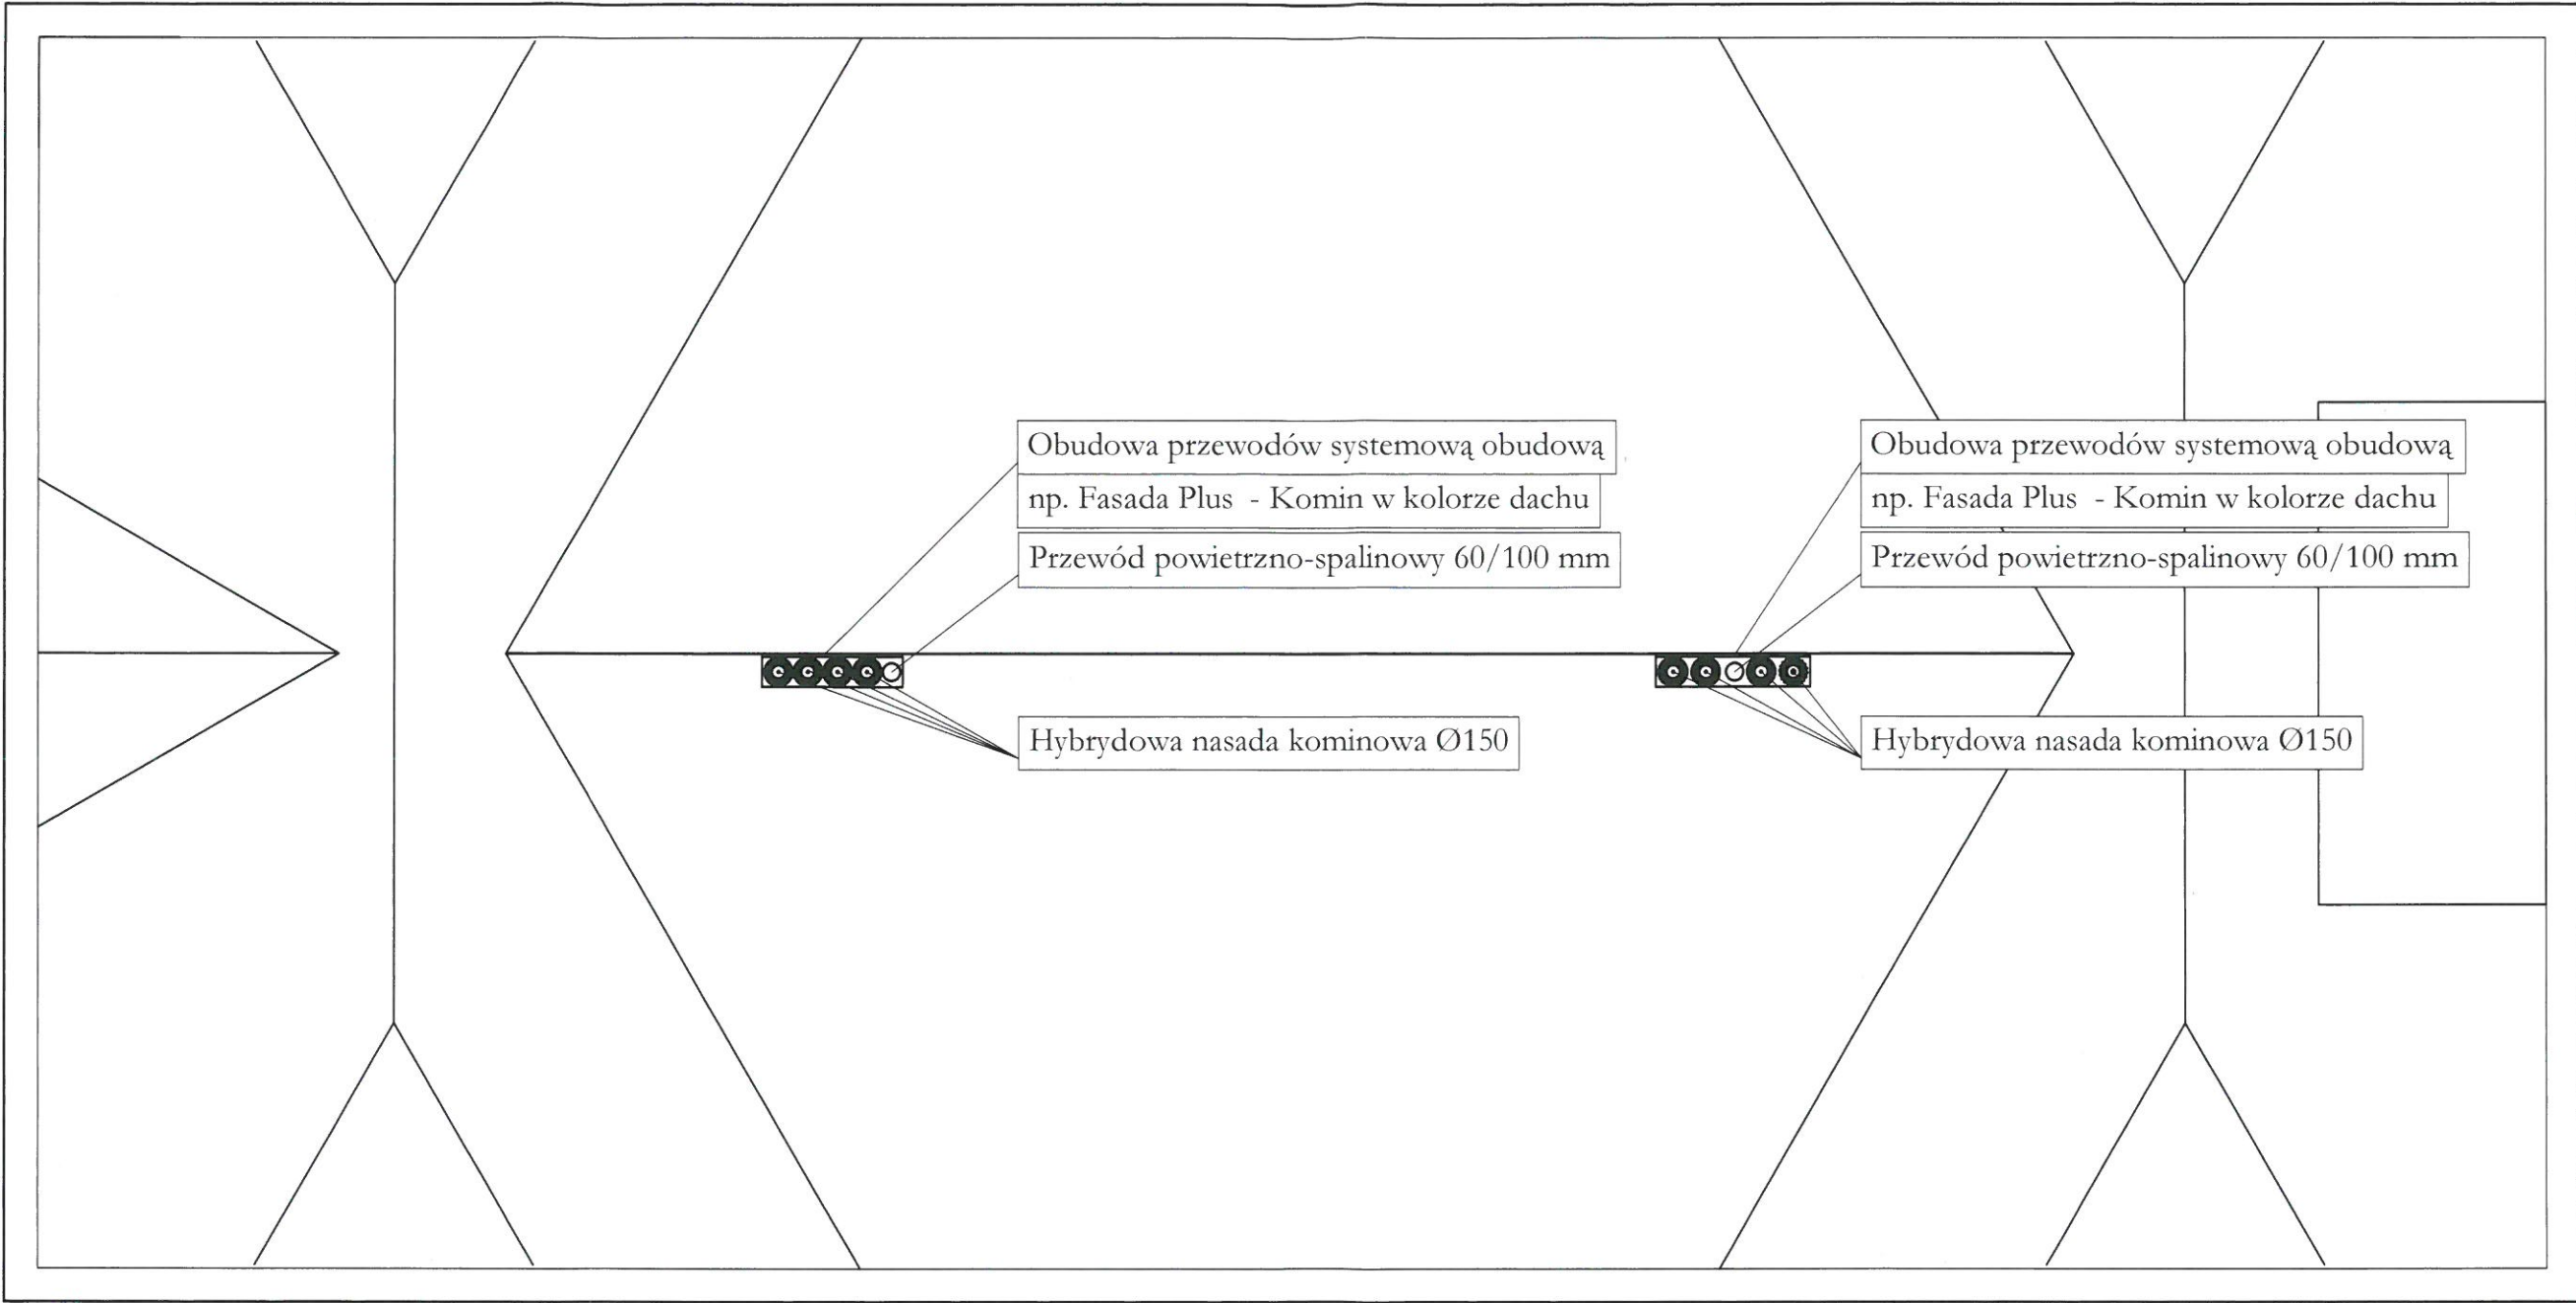

RR - PROJEKT ul. Piastowska 11/1, 44-122 Gliwice tel. 664-128-966; biuro@rr-projekt.pl NIP: 685-212-11-28		Nazwa inwestycji: Budowa wewnętrznej instalacji gazowej dla budynku wielorodzinnego przy ul. Wolności 2 w Katowicach.			
		Lokalizacja: Katowice, ul. Wolności 2, działki nr 1550/94; obręb: 0013 Górne Lasy Pszczyńskie			
		Nazwa rysunku: Dach budynku - kominy			
		Faza proj.:	Projekt techniczny	Data:	PAŹDZIERNIK 2023
Inwestor:	Wspólnota Mieszkaniowa Budynku nr 2 przy ul. Wolności w Katowicach				Skala: 1:75
Projektował:	mgr inż. Rafał Radowiecki, nr upr. PDK/0118/PWOS/14		Podpis:	Branża: SANITARNA	Nr rys.: IG-05
Sprawdził:	mgr inż. Magdalena Radowiecka, nr upr. SLK/6520/PBS/16				



Szczegół zabudowy kominowej

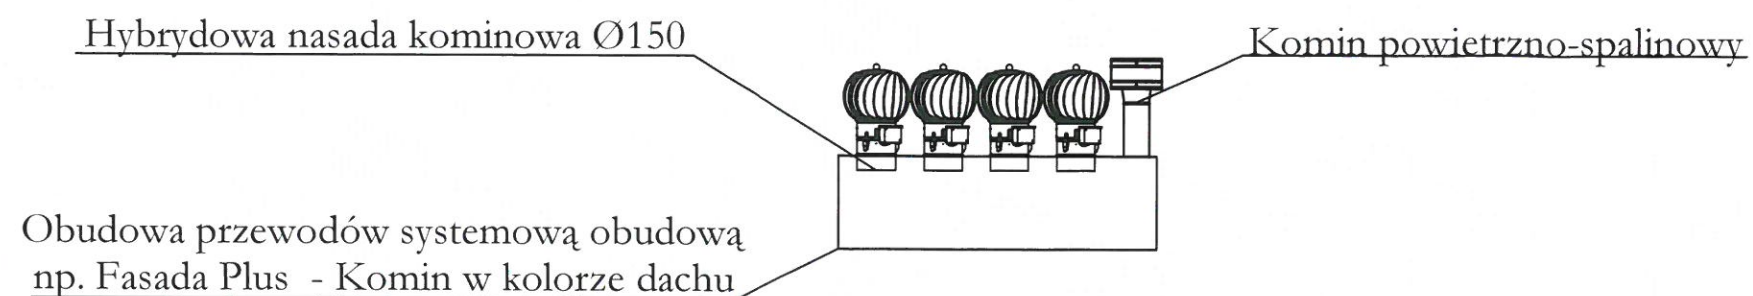

RR - PROJEKT ul. Piastowska 11/1, 44-122 Gliwice tel. 664-128-966; biuro@rr-projekt.pl NIP: 685-212-11-28		Nazwa inwestycji: Budowa wewnętrznej instalacji gazowej dla budynku wielorodzinnego przy ul. Wolności 2 w Katowicach.		
		Lokalizacja: Katowice, ul. Wolności 2, działka nr 1550/94; obręb: 0013 Górne Łasy Pszczyńskie		
		Nazwa rysunku: Elewacja budynku - kominy		
		Faza proj.:	Projekt techniczny	Data: PAŹDZIERNIK 2023
Inwestor:	Wspólnota Mieszkaniowa Budynku nr 2 przy ul. Wolności w Katowicach			Skala: 1:100
Projektował:	mgr inż. Rafał Radowiecki, nr upr. PDK/0118/PWOS/14	Podpis:	Branża: SANITARNA	Nr rys.: IG-06
Sprawdził:	mgr inż. Magdalena Radowiecka, nr upr. SLK/6520/PBS/16			