


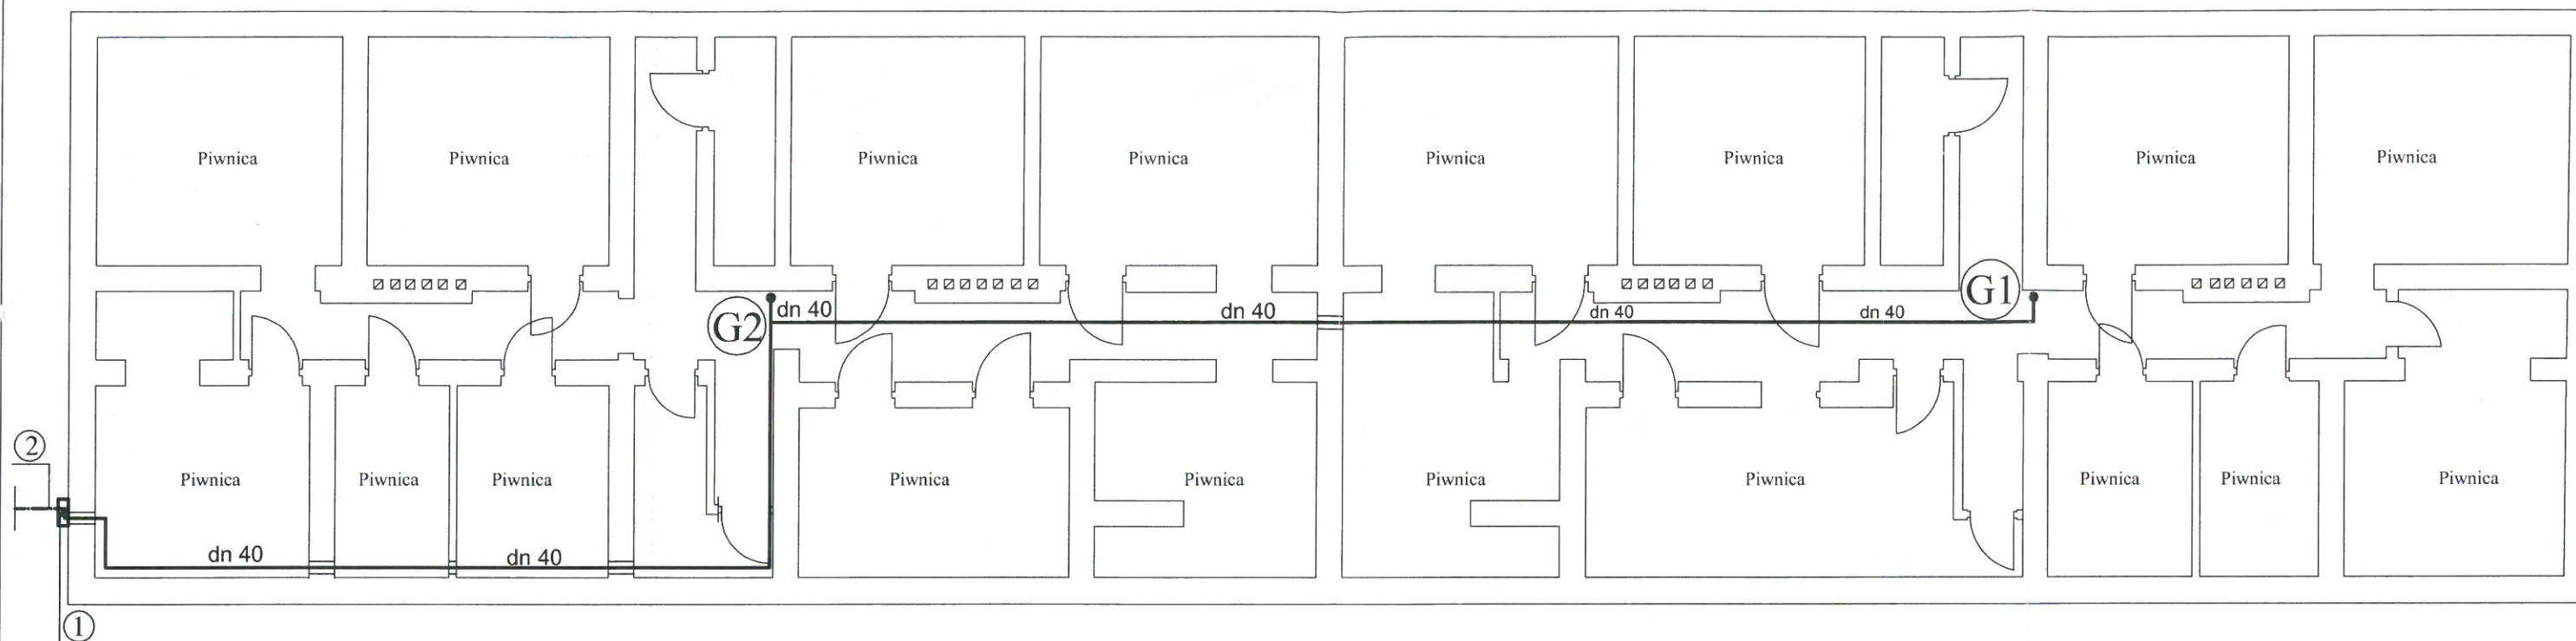

LEGENDA:

- G1


G2

 Projektowane piony gazowe
- 1

 Istniejący główny zawór gazu dn 32 ze skrzynką gazową.
- 2

 Istn. przyłącze gazu
- Projektowana instalacja gazowa

"P.P.I.S. INSTAL - PROJEKT" ul. Stawowa 8/9, Katowice, filia ul. Armii Krajowej 80/1 Chorzów.		
Inwestor: Śląsko-Dąbrowska Spółka Mieszkaniowa Sp. z o.o. ul. Gliwicka 204 Katowice		
Temat: P.B. instalacji gazowej - wentylacji grawitacyjnej, c.o. dla budynku mieszkalnego Al. Spacerowa 11 Mysłowice Rzut Piwnic		
Projektował	mgr inż. Jan Więcek	
Sprawdził	inż. Dariusz Więcek	
10.2023	skala : 1 : 100	rys. nr 2

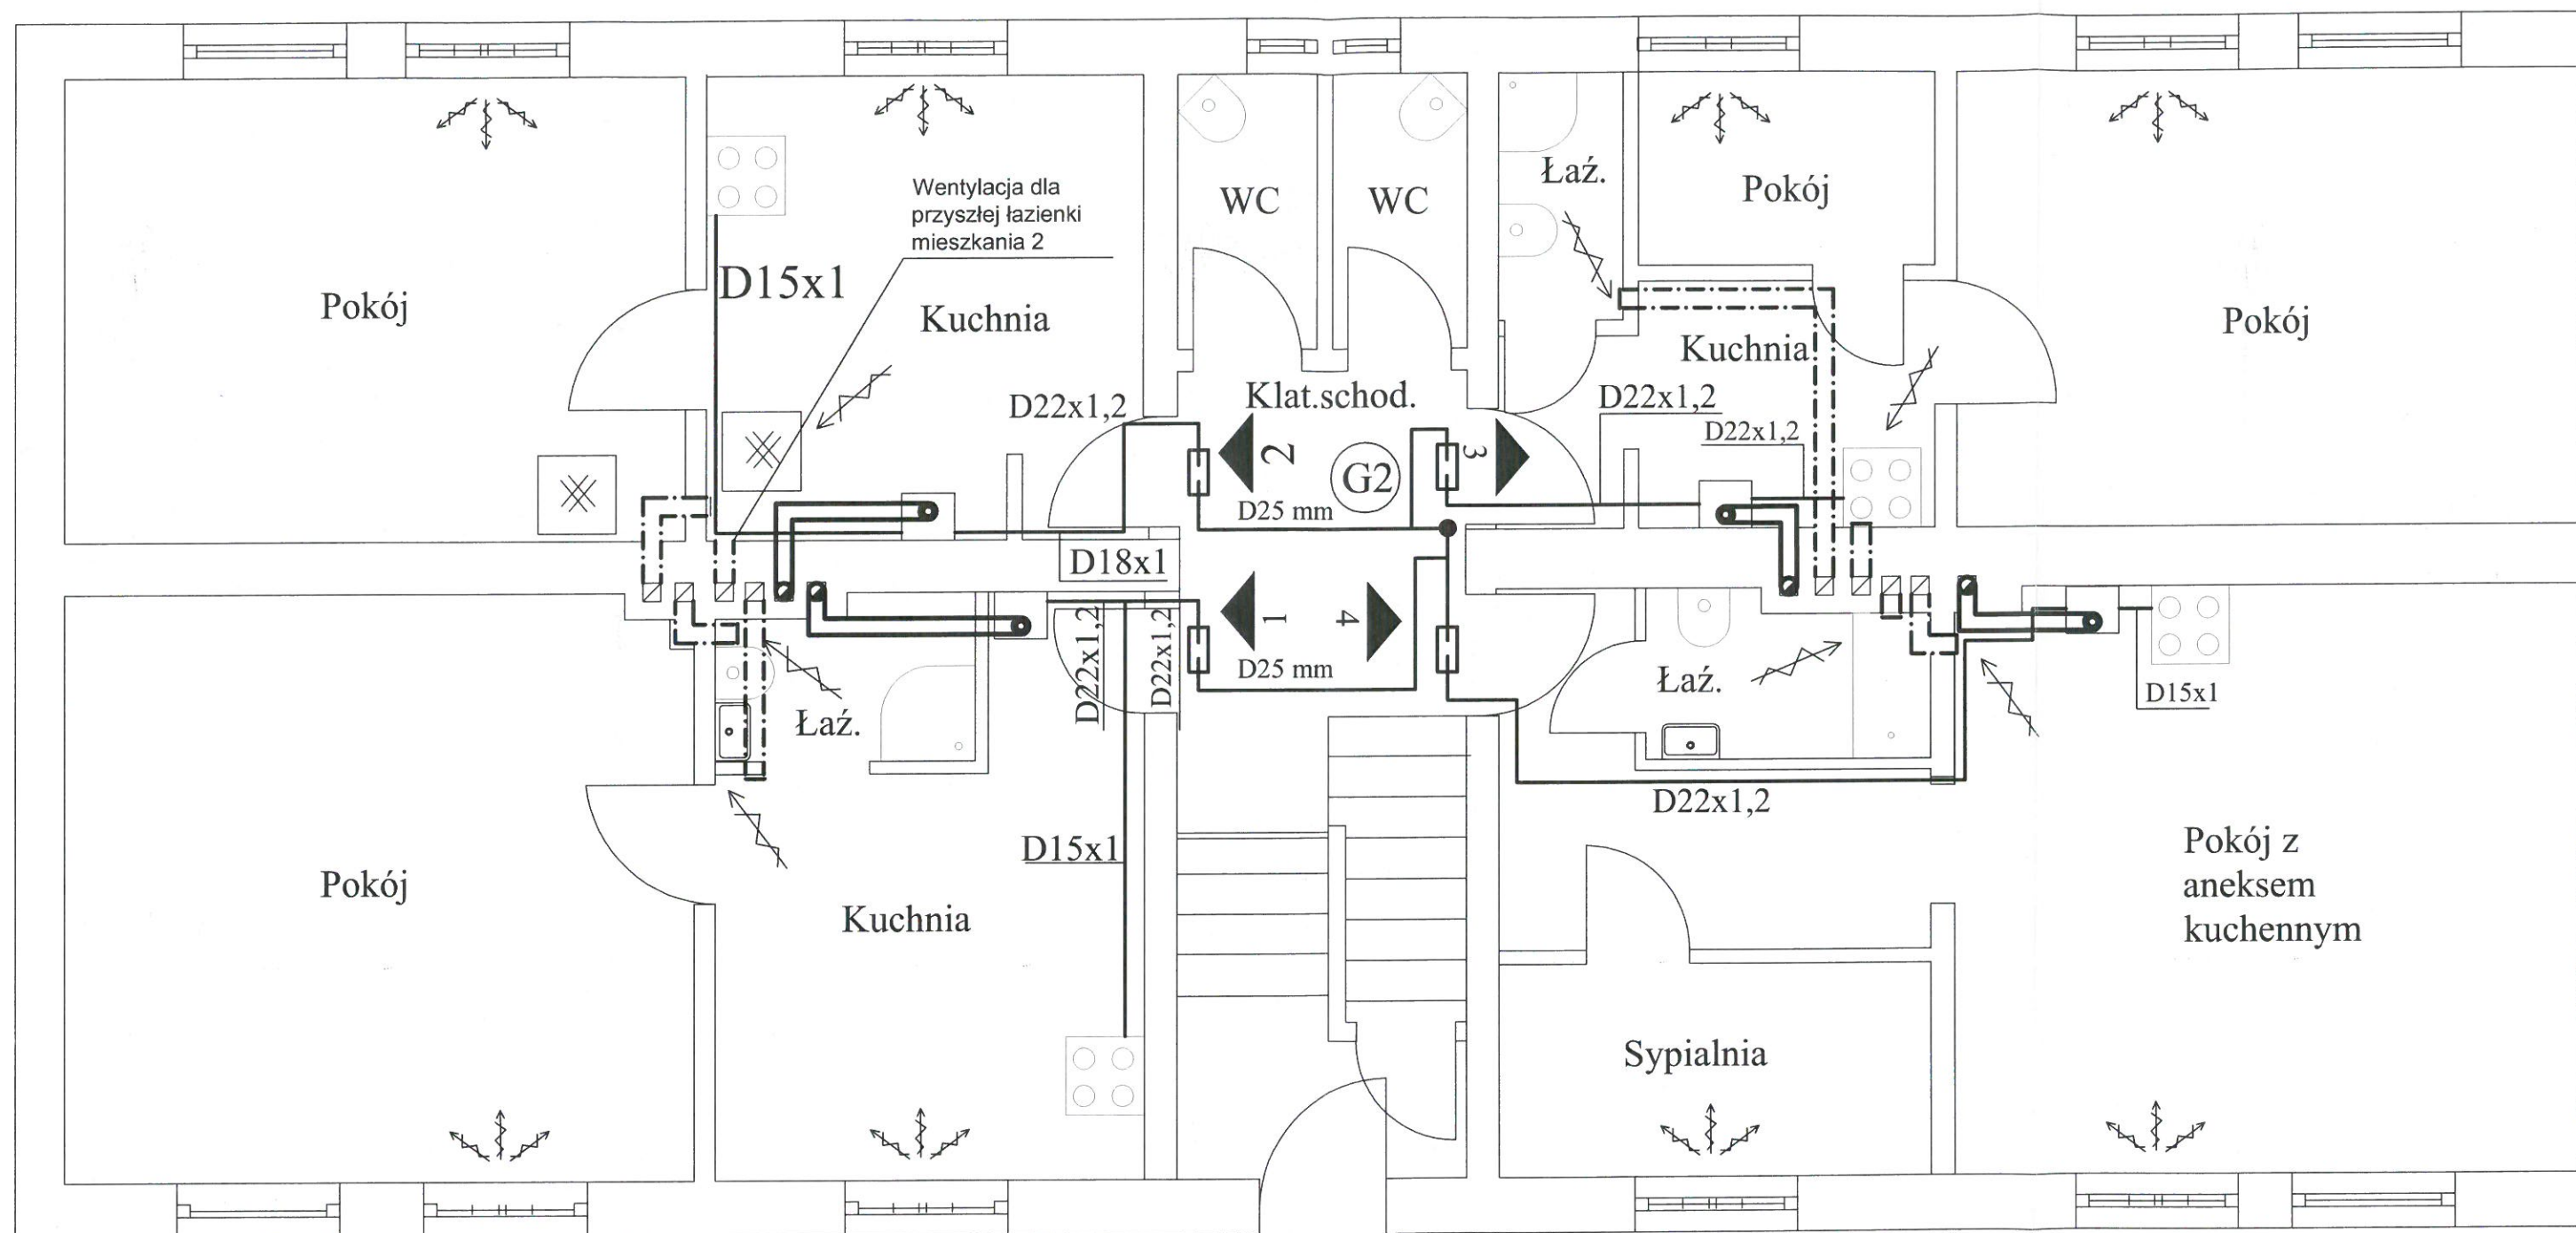

LEGENDA:

- dobudowa kanałów wentylacyjnych w obudowie z płyt GK pokojach, GK wodoodporna w łazienkach malowane w kolorze pomieszczenia
- dobudowa kanałów powietrzno-spalinowych 80/ 125 mm z trójnikiem rewizyjnym, kolor biały w mieszkaniach. W przewodzie kominowym wykończenie standardowe. Uszczelnienie danego producenta (uszczelka)
- Kocioł gazowy 2 funkcyjny- projekt.
- Kuchenka gazowa 4 palnik. - projekt.
- Projektowana instalacja gazowa
- Podwójny nawietrzak okienny
- piec węglowy do demontażu

UWAGA:

-W dolnej części drzwi łazienek, należy montować kratki wentylacyjne o pow. $F=220 \text{ cm}^2$
 -podłączenie wentylacji, kanałów spalinowo-powietrznych przy udziale kominiarza

"P.P.I.S. INSTAL - PROJEKT"


ul.Stawowa 8/9, Katowice,
 filia ul. Armii Krajowej 80/1 Chorzów.

Inwestor: Śląsko-Dąbrowska Spółka Mieszkaniowa Sp. z o.o.
 ul.Gliwicka 204 Katowice

Temat :P.B.instalacji gazowej - wentylacji grawitacyjnej, c.o. dla budynku mieszkalnego
 Al. Spacerowa 11 Mysłowice

Rzut Parteru mieszkania 1, 2, 3, 4

Projektował	mgr inż. Jan Więcek
Sprawdził	inż. Dariusz Więcek
10.2023	skala : 1 : 50
	rys. nr 3

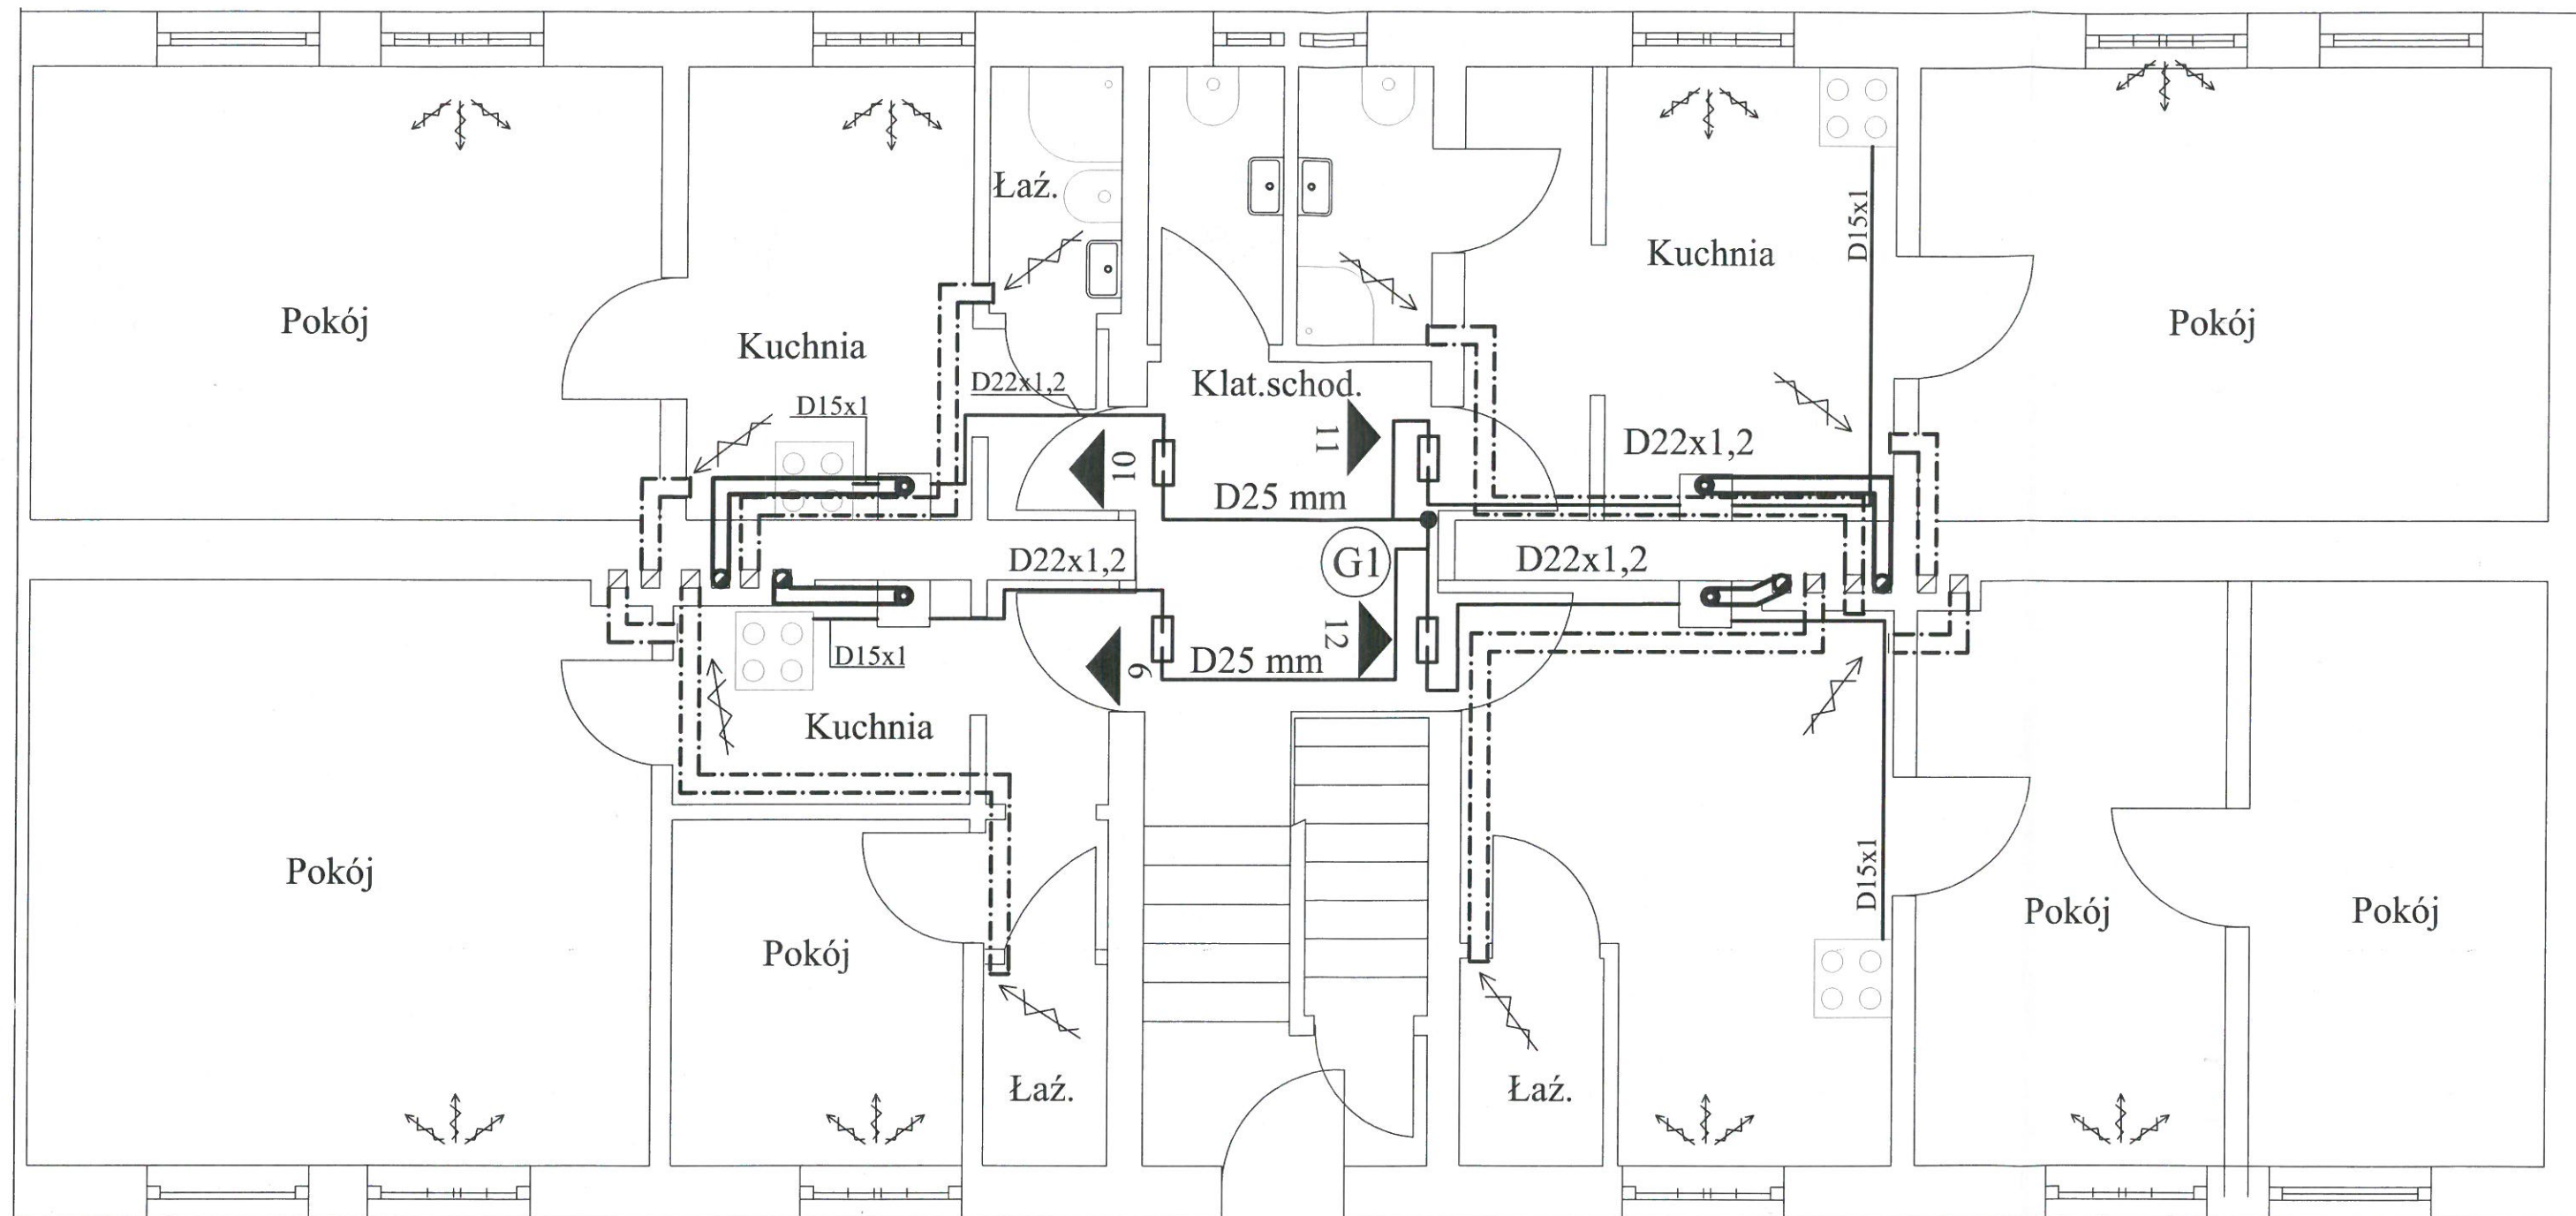

-  - dobudowa kanałów wentylacyjnych w obudowie z płyt GK pokojach, GK wodoodporna w łazienkach malowane w kolorze pomieszczenia
-  - dobudowa kanałów powietrzno-spalinowych 80/ 125 mm z trójnikiem rewizyjnym, kolor biały w mieszkaniach. W przewodzie kominowym wykończenie standardowe. Uszczelnienie danego producenta (uszczelka)

-  - Kocioł gazowy 2 funkcyjny- projekt.
-  - Kuchenka gazowa 4 palnik. - projekt.
-  - Projektowana instalacja gazowa
-  - Podwójny nawietrzak okienny
-  - piec węglowy do demontażu

UWAGA:
 -W dolnej części drzwi łazienek, należy montować kratki wentylacyjne o pow. $F=220 \text{ cm}^2$
 -podłączenie wentylacji, kanałów spalinowo-powietrznych przy udziale kominiarza

"P.P.I.S. INSTAL - PROJEKT"

ul.Stawowa 8/9, Katowice,
 filia ul. Armii Krajowej 80/1 Chorzów.

Inwestor: Śląsko-Dąbrowska Spółka Mieszkaniowa Sp. z o.o.
 ul.Gliwicka 204 Katowice

Temat : P.B. instalacji gazowej - wentylacji grawitacyjnej, c.o. dla budynku mieszkalnego
 Al. Spacerowa 11 Mysłówice

Rzut Parteru mieszkania 9, 10, 11,12


Projektował mgr inż. Jan Więcek

Sprawdził inż. Dariusz Więcek

10.2023

skala : 1 : 50

rys. nr 4

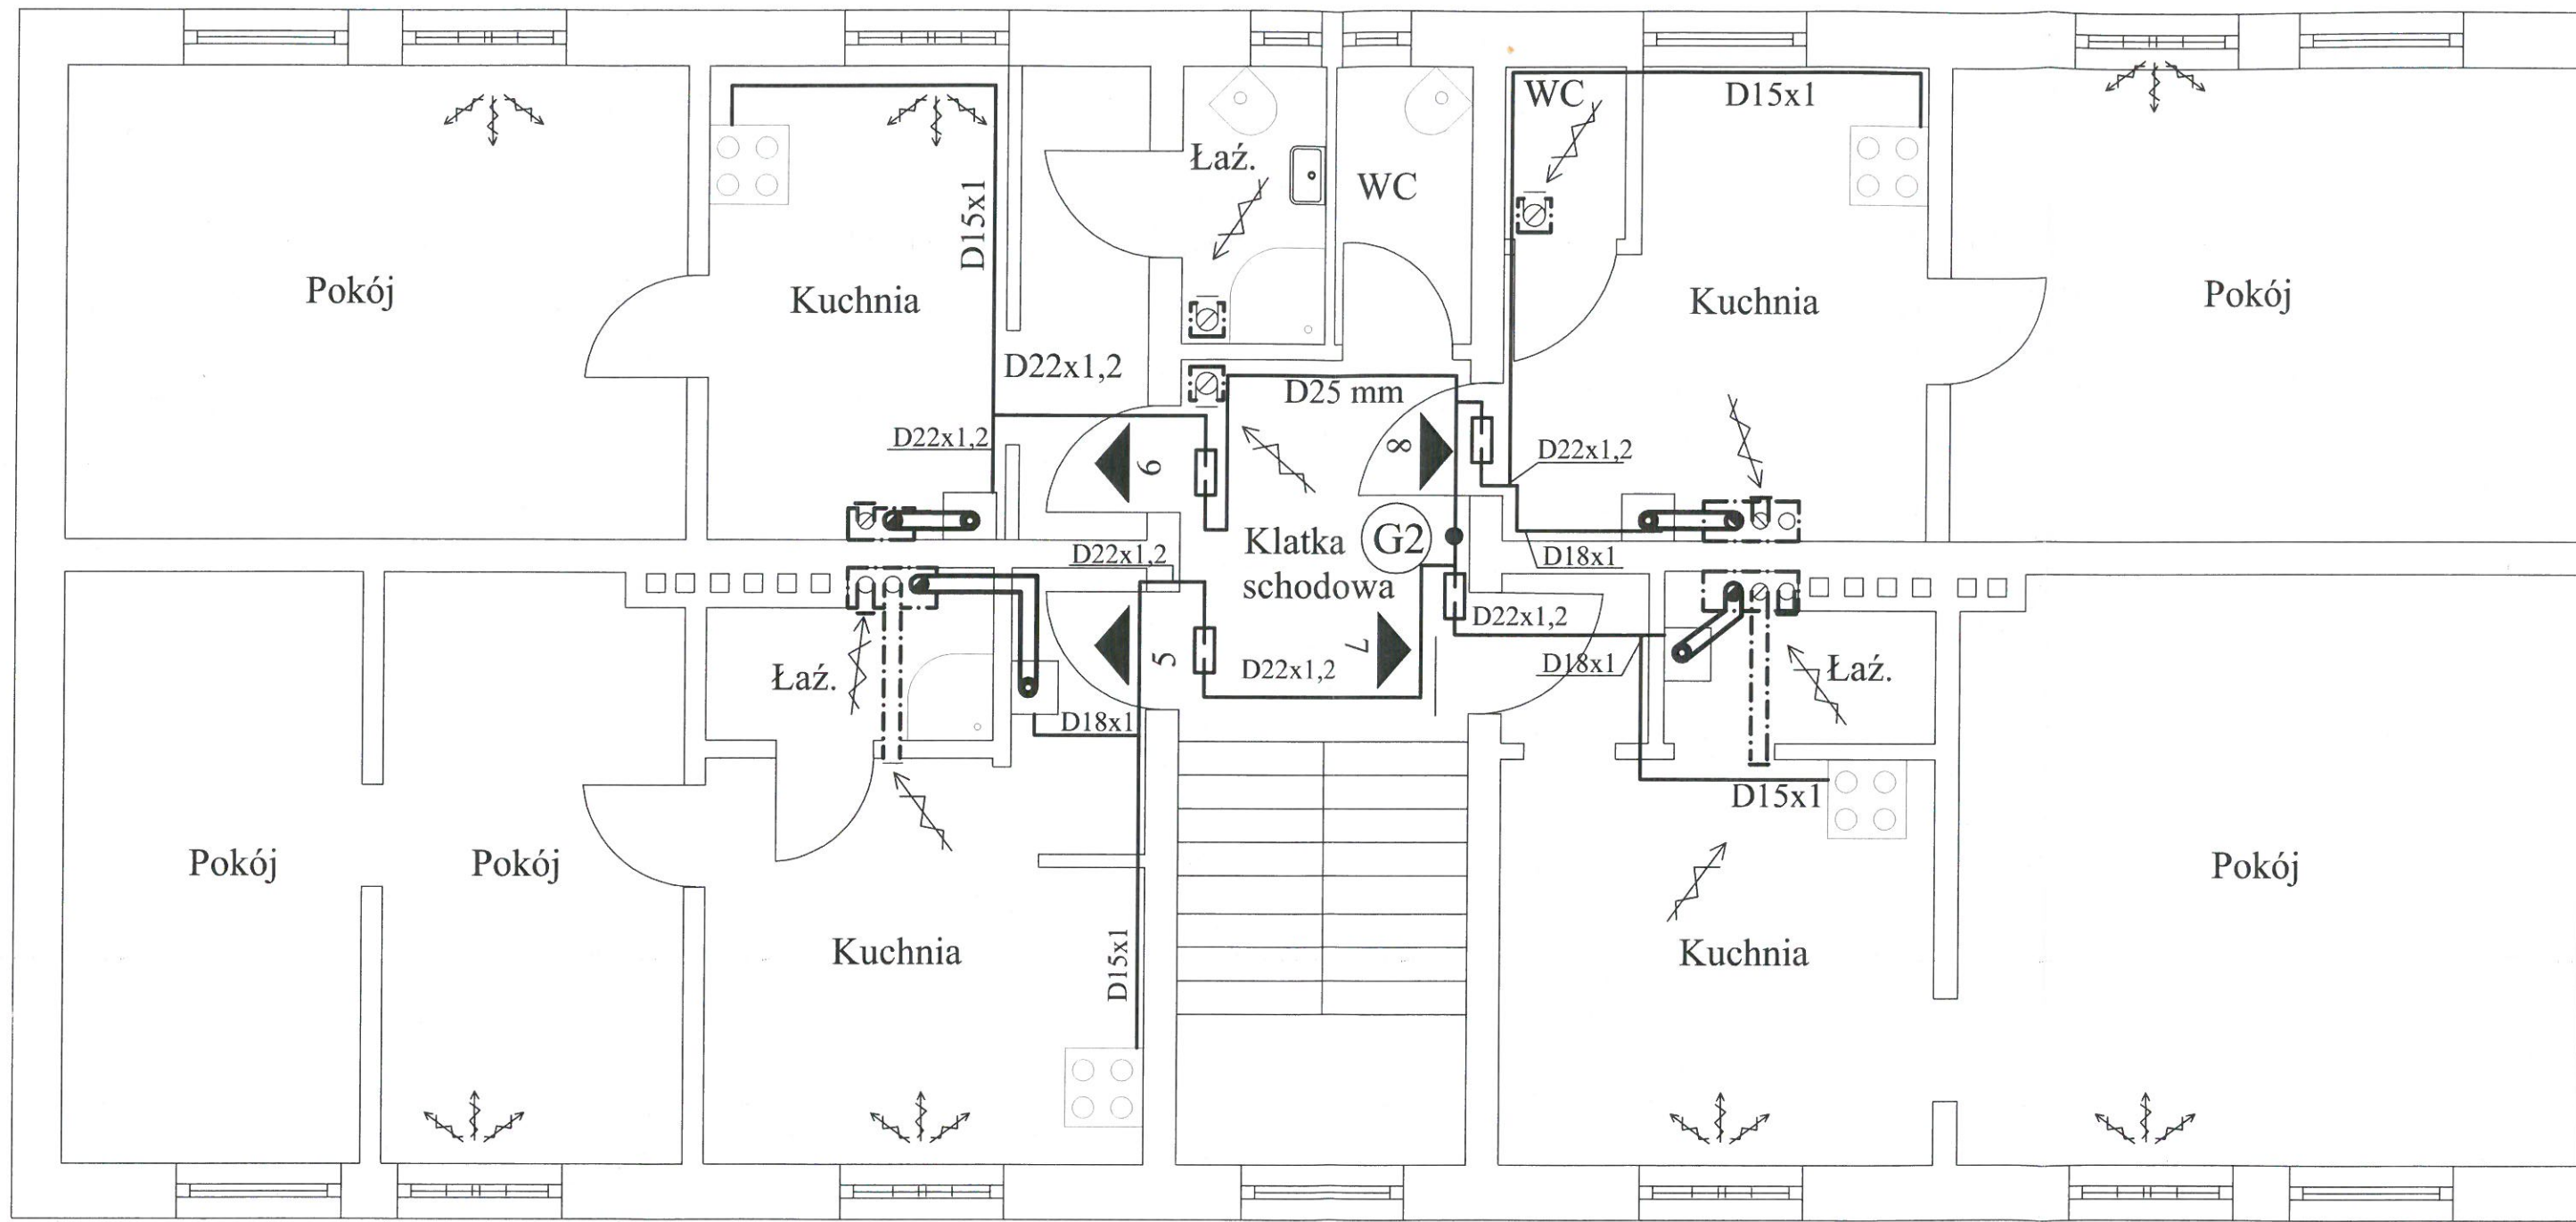

- dobudowa kanałów wentylacyjnych w obudowie z płyt GK w pokojach, GK wodoodporna w łazienkach malowane w kolorze pomieszczenia



- dobudowa kanałów powietrzno-spalinowych 80/ 125 mm z trójnikiem rewizyjnym, kolor biały w mieszkaniach. W przewodzie kominowym wykończenie standardowe. Uszczelnienie danego producenta (uszczelka)

LEGENDA:



- Kocioł gazowy 2 funkcyjny- projekt.



- Kuchenka gazowa 4 palnik. - projekt.



- Projektowana instalacja gazowa



- Podwójny nawietrzak okienny



- piec węglowy do demontażu

UWAGA:

-W dolnej części drzwi łazienek, należy montować kratki wentylacyjne o pow. $F=220 \text{ cm}^2$
-podłączenie wentylacji, kanałów spalinowo-powietrznych przy udziale kominiarza



- dobudowa kanałów wentylacyjnych D150 mm, pow.-spal. 80/ 125 mm, izolowanych termicznie wełną gr. min 5 cm na całej długości, w obudowie z płyt typu Farmacell. Malowanie w kolorze pomieszczenia.

"P.P.I.S. INSTAL - PROJEKT"

ul.Stawowa 8/9, Katowice,
filia ul. Armii Krajowej 80/1 Chorzów.

Inwestor: Śląsko-Dąbrowska Spółka Mieszkaniowa Sp. z o.o.
ul.Gliwicka 204 Katowice

Temat :P.B.instalacji gazowej - wentylacji grawitacyjnej, c.o.
dla budynku mieszkalnego
Al. Spacerowa 11 Mysłowice

Rzut I Piętra mieszkania 5,6,7,8


Projektował mgr inż. Jan Więcek

Sprawdził inż. Dariusz Więcek

10.2023

skala : 1 : 50


rys. nr 5

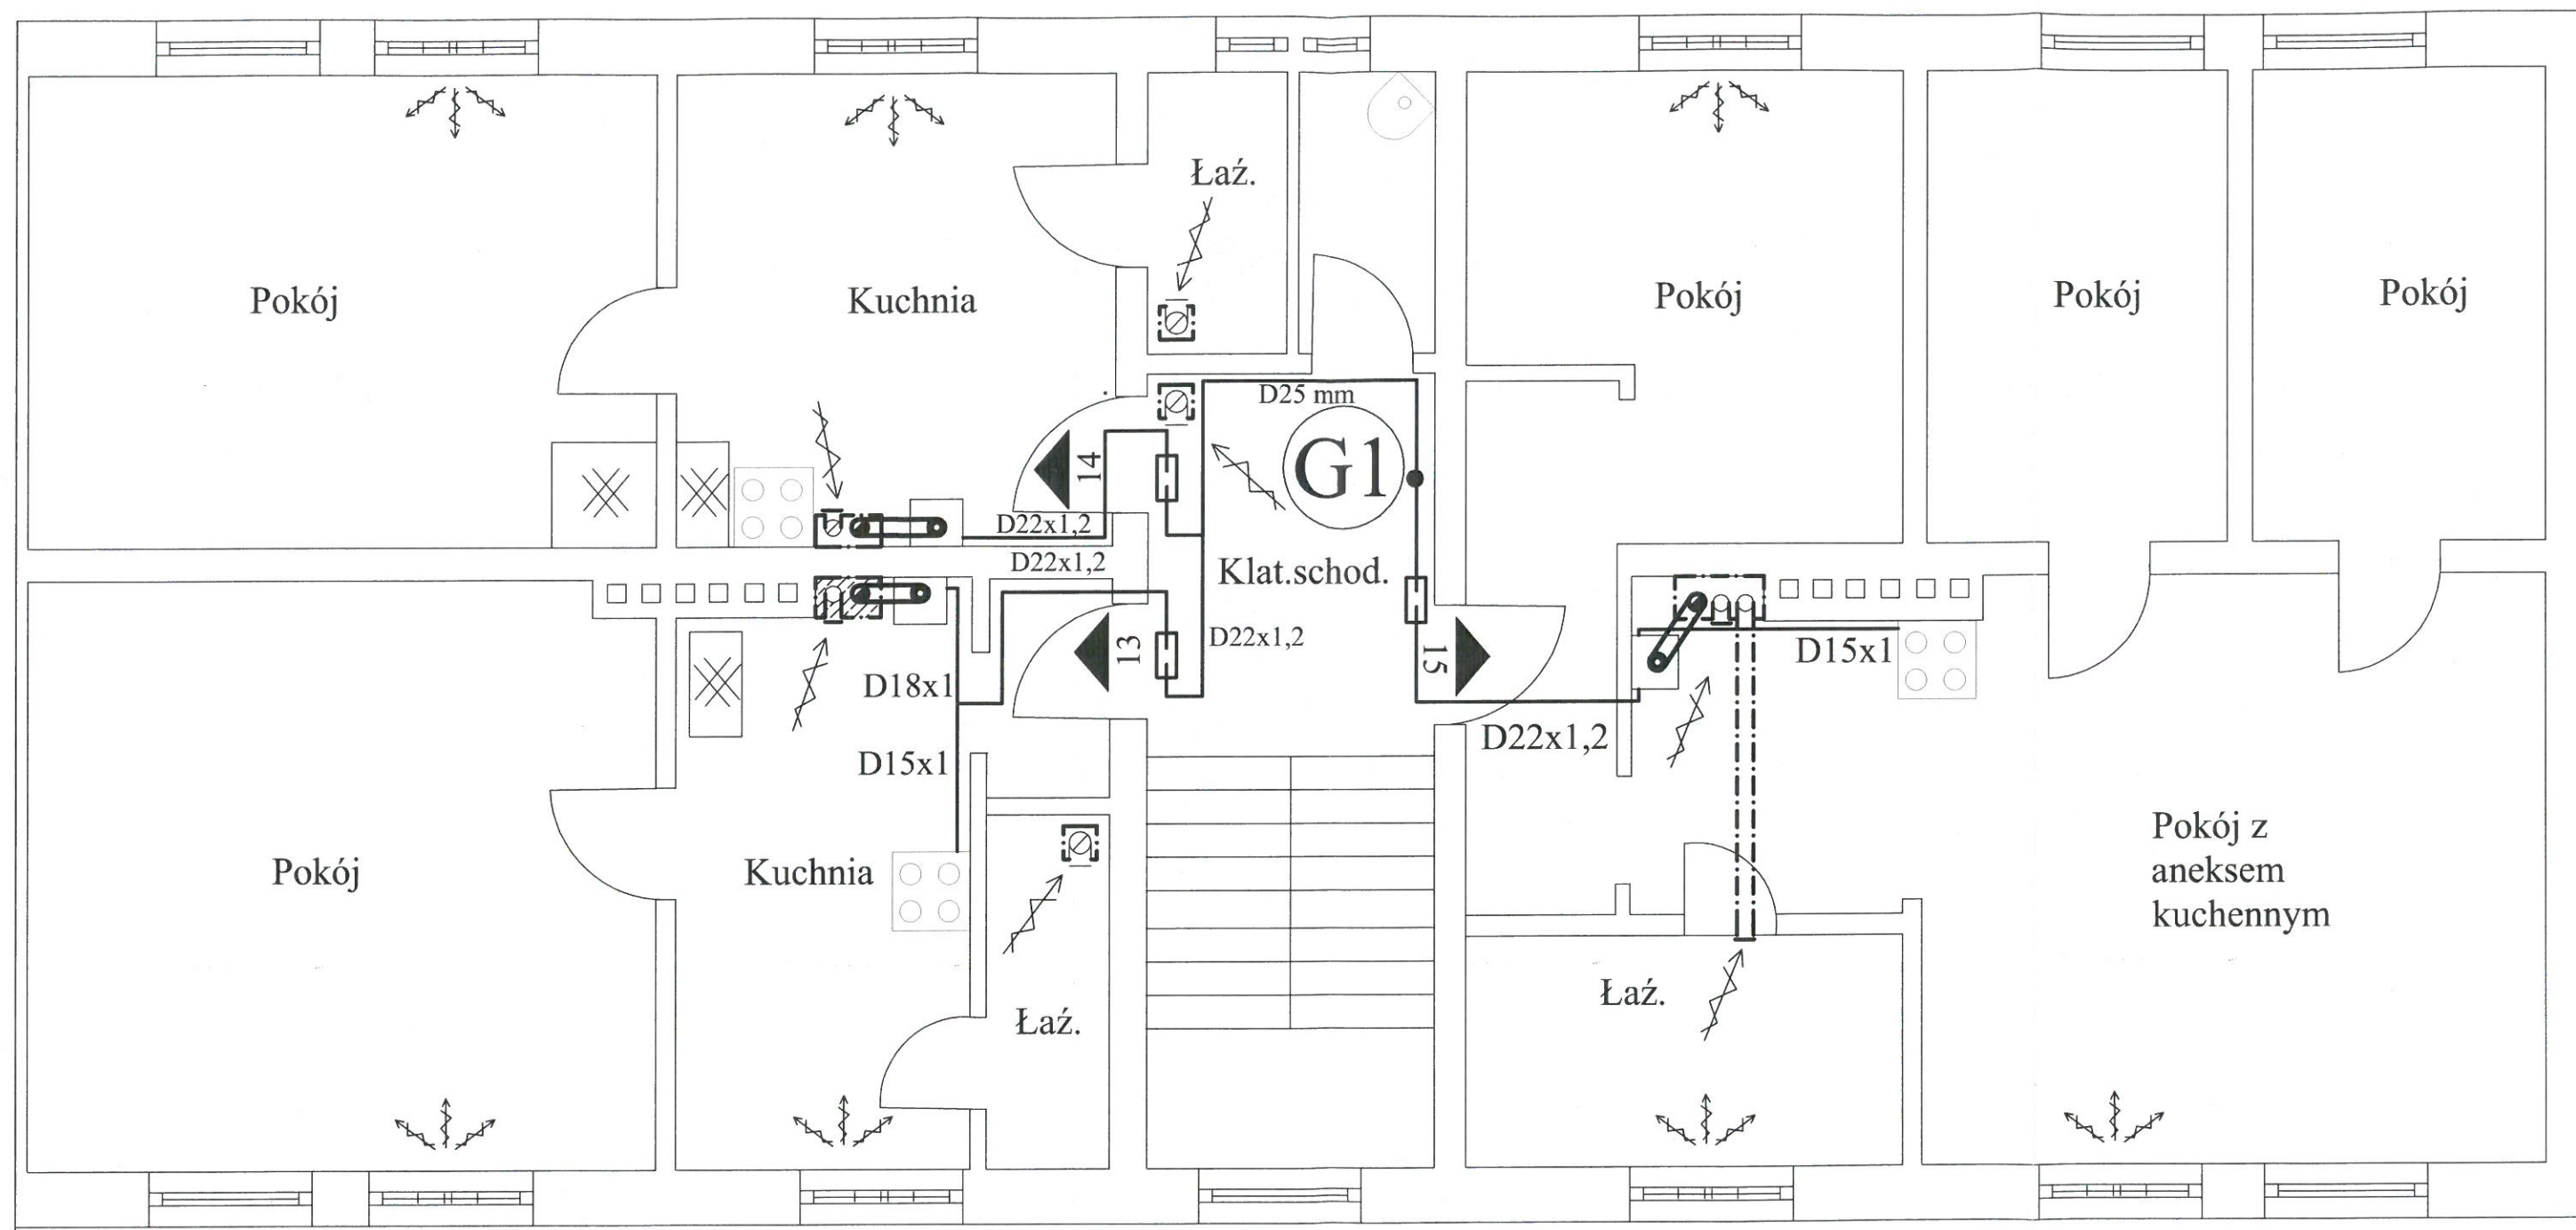

- dobudowa kanałów wentylacyjnych w obudowie z płyt GK w pokojach, GK wodoodporna w łazienkach malowane w kolorze pomieszczenia



 - dobudowa kanałów powietrzno-spalinowych 80/ 125 mm z trójnikiem rewizyjnym, kolor biały w mieszkaniach. W przewodzie kominowym wykończenie standardowe. Uszczelnienie danego producenta (uszczelka)



- Kocioł gazowy 2 funkcyjny- projekt.



- Kuchenka gazowa 4 palnik. - projekt.



- Projektowana instalacja gazowa



- Podwójny nawietrzak okienny



- piec węglowy do demontażu

UWAGA:

-W dolnej części drzwi łazienek, należy montować kratki wentylacyjne o pow. $F=220 \text{ cm}^2$
-podłączenie wentylacji, kanałów spalinowo-powietrznych przy udziale kominiarza



- dobudowa kanałów wentylacyjnych D150 mm, pow.-spal. 80/ 125 mm, izolowanych termicznie wełną gr. min 5 cm na całej długości, w obudowie z płyt typu Farmacell. Malowanie w kolorze pomieszczenia.



"P.P.I.S. INSTAL - PROJEKT"

ul.Stawowa 8/9, Katowice,
filia ul. Armii Krajowej 80/1 Chorzów.

Investor: Śląsko-Dąbrowska Spółka Mieszkaniowa Sp. z o.o.
ul.Gliwicka 204 Katowice

Temat :P.B.instalacji gazowej - wentylacji grawitacyjnej, c.o.
dla budynku mieszkalnego
Al. Spacerowa 11 Mysłowice

Rzut I Piętra mieszkania 13,14,15


Projektował mgr inż. Jan Więcek

Sprawdził inż. Dariusz Więcek

10.2023

skala : 1 : 50


rys. nr 6.

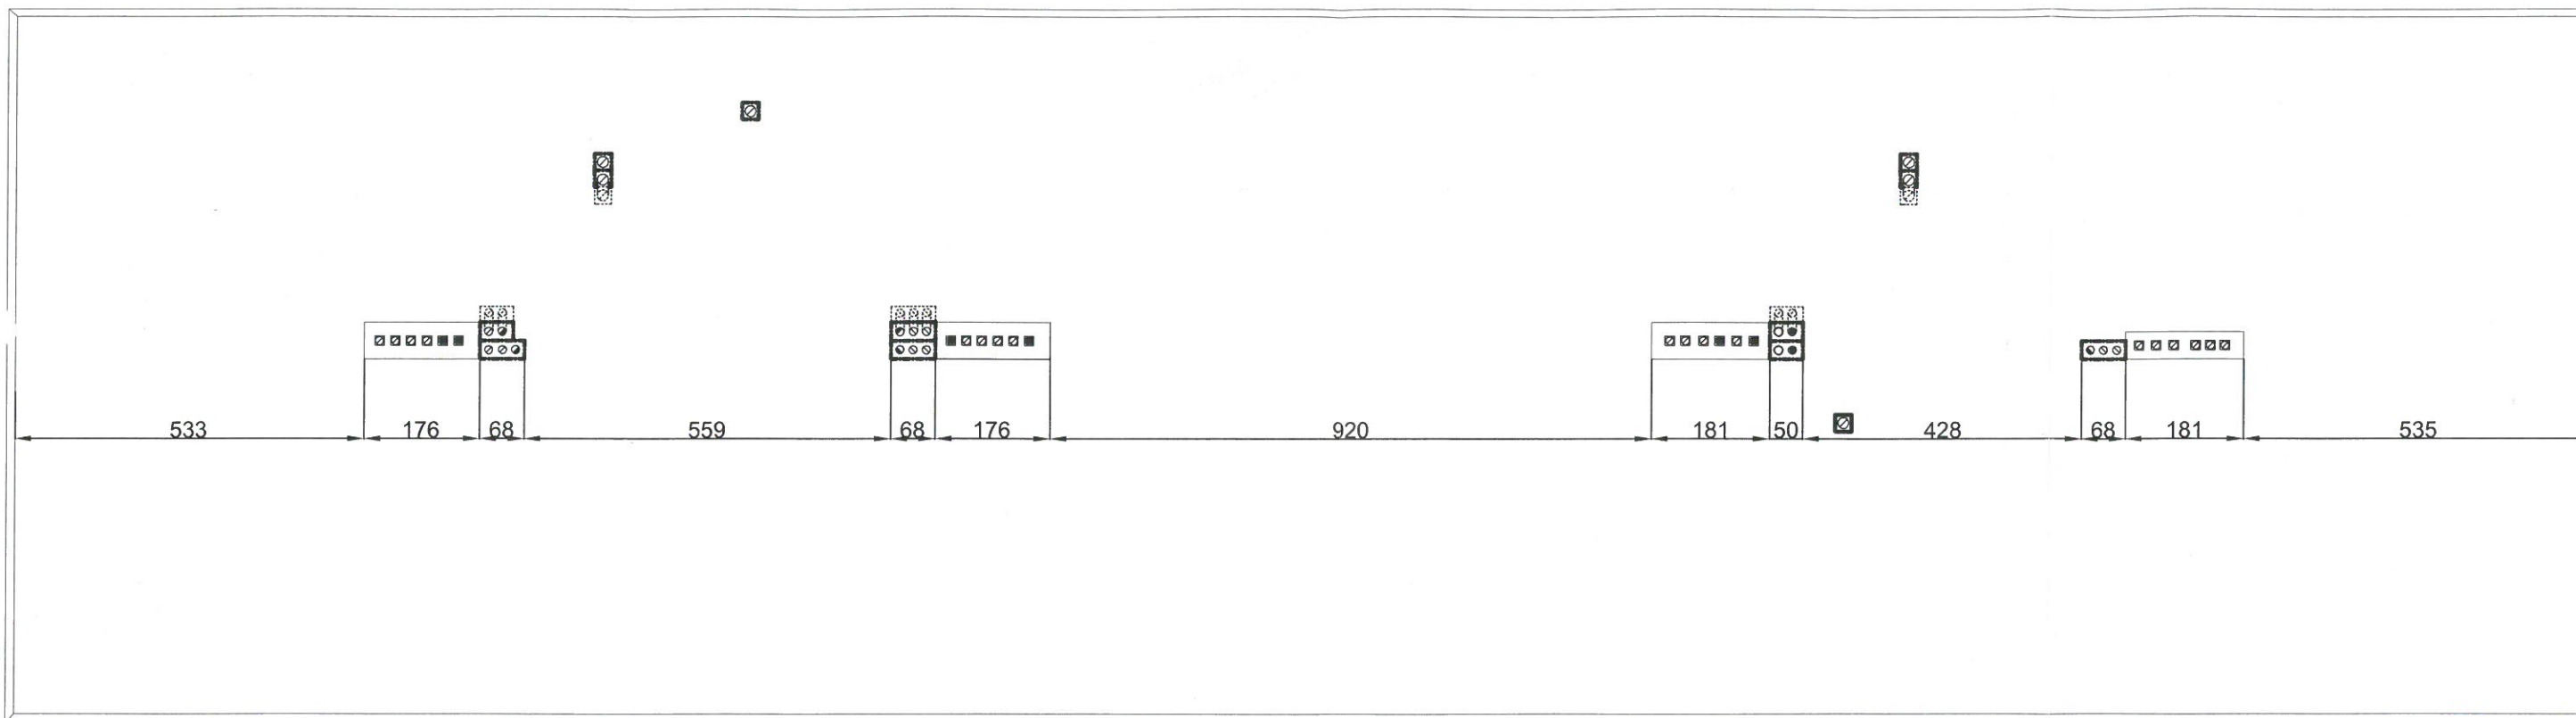

LEGENDA:

- dobudowa kanałów wentylacyjnych D150 mm, pow.-spal. 80/ 125 mm, izolowanych termicznie wełną gr. min 5 cm na całej długości, w obudowie z płyt typu Farmacell. Malowanie w kolorze pomieszczenia.

"P.P.I.S. INSTAL - PROJEKT"		
ul.Stawowa 8/9, Katowice, filia ul. Armii Krajowej 80/1 Chorzów.		
Inwestor: Śląsko-Dąbrowska Spółka Mieszkaniowa Sp. z o.o. ul.Gliwicka 204 Katowice		
Temat :P.B.instalacji gazowej - wentylacji grawitacyjnej dla budynku mieszkalnego Al. Spacerowa 11 Mysłowice Rzut Poddasza		
Projektował	mgr inż. Jan Więcek	
Sprawdził	inż. Dariusz Więcek	
10.2023	skala : 1 : 100	rys. nr 7

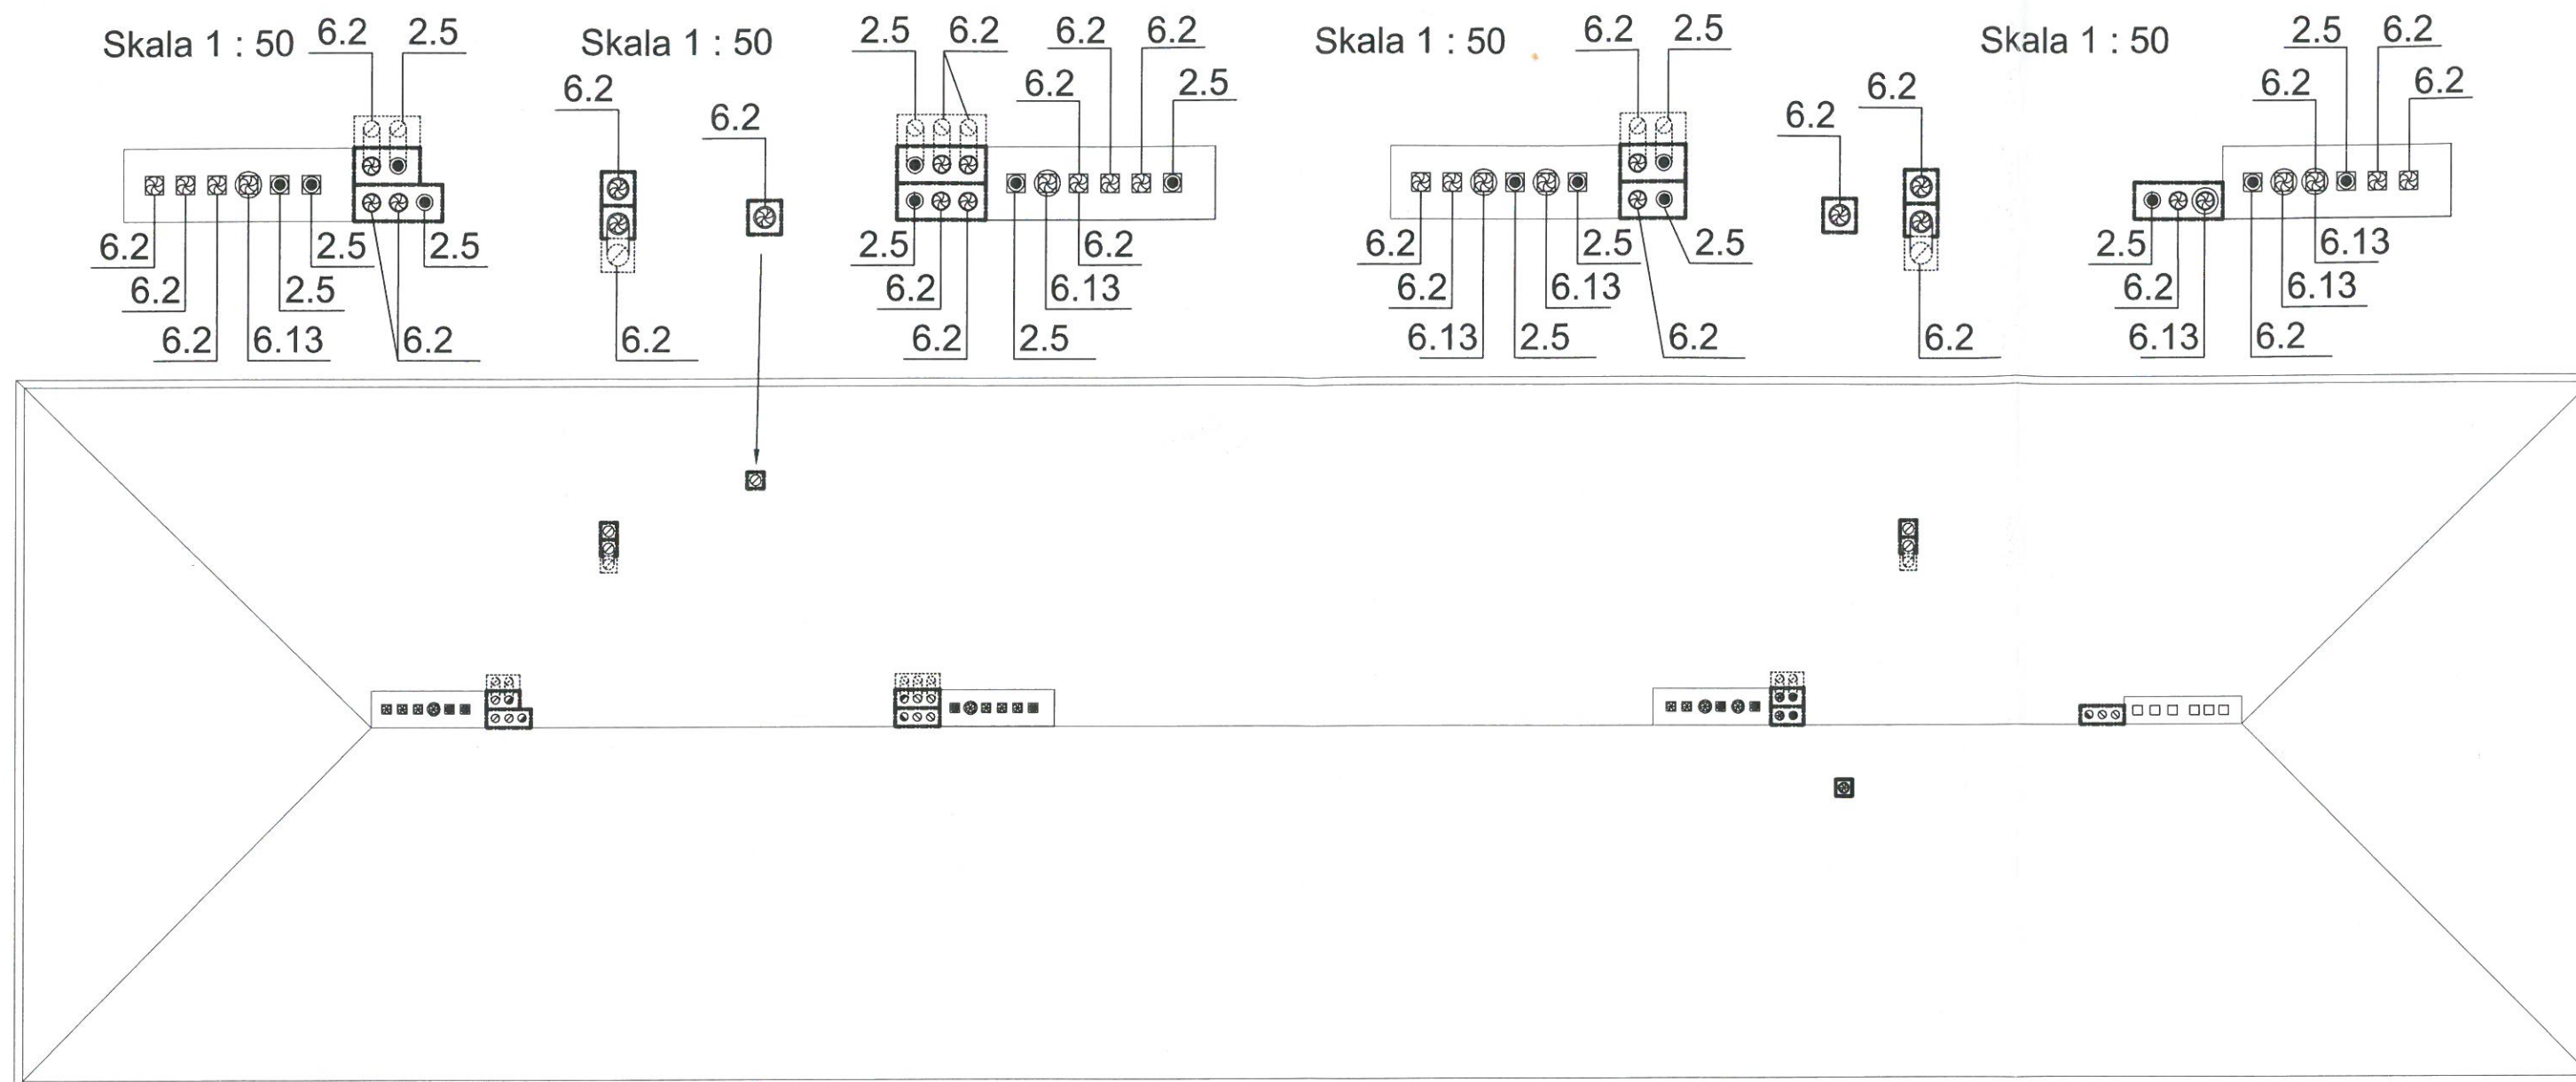

LEGENDA:

2.5-ustnik (zakończenie systemu pow. spal.) np. USD 80/125 KSP 5 produkcji DARCO lub równorzędny

6.2-Nasada obrotowa kulista D150 mm kwasoodporna z podstawą dla mieszkań na I piętrze.

6.13-Nasada kominowa np. DARCO TURBOWENT TH 200 HYBRYDOWA z elektronicznym regulatorem obrotów, z zasilaczem napięcia, sterowaniem dla mieszkań na parterze



- dobudowa kanałów wentylacyjnych D150 mm, pow.-spal. 80/ 125 mm, izolowanych termicznie wełną gr. min 5 cm na całej długości, w obudowie z płyt typu Farmacell. Malowanie w kolorze pomieszczenia.

"P.P.I.S. INSTAL - PROJEKT"

ul.Stawowa 8/9, Katowice,
filia ul. Armii Krajowej 80/1 Chorzów.

Inwestor: Śląsko-Dąbrowska Spółka Mieszkaniowa Sp. z o.o.
ul.Gliwicka 204 Katowice

Temat :P.B.instalacji gazowej - wentylacji grawitacyjnej, c.o.
dla budynku mieszkalnego
Al. Spacerowa 11 Mysłowice
Rzut Dachy

Projektował mgr inż. Jan Więcek

Sprawdził inż. Dariusz Więcek

10.2023

skala : 1 : 100

rys. nr 8

